



**Diagrama Unifilar 03/16:  
Trecho Cacequi - Uruguiana**

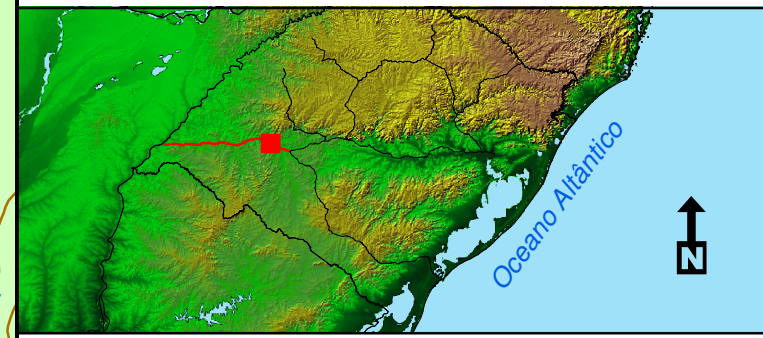

**Legenda:**

	Corpo d'água		Minerais
	Estações		Corpo de Bombeiros
	AMV		Usina
	Passagens de Nível		Posto de Combustível
	Passagem Superior		Subestação de Energia
	Passagem Inferior		Área Militar
	Ponte		Cemitério
	Túnel		Coleta de Lixo
	Viaduto		Reciclagem
	KM		Tratamento de Esgoto
	Óleodutos		Construção
	Via Permanente		Depósito
	Limite Municipal		Oficina
	Hidrografia		Cooperativa
	Perene		Distribuidora
	Intermitente		Estrada
	Linha de costa		Logística
	Curvas de Nível (20m)		Presídio
	Sede Municipal		Represa
	Manchas Urbanas		Antenas
	Estação TRENURB		Aeroporto Internacional
	Área alagada (intermitente)		Base (FAB)
	Comércio		Vigilância (FAB)
	Gás		Linha de Transmissão
	Aglomeração Populacional		Via Não-Pavimentada
	Indústria		Via Pavimentada
	Agropecuária		

**Sistema de Projeção: Cilíndrica**  
**Sistema de Coordenadas: Geográfica**  
**Datum Horizontal: SAD-69**  
**Datum Vertical: Marégrafo Imbituba - SC**  
**Escala: 1/60.000**  
**Fonte: IBGE, ANEEL, IBAMA, MMA, FAB, ALL**

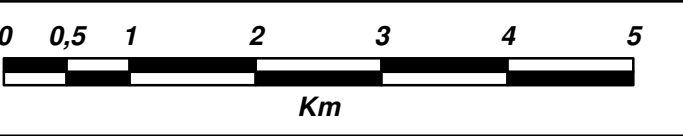

**Data: 18/06/2010**  
**Elaboração: Stefan Valim Menke**  
**Coordenação: Tânia Ismério Rodrigues**  
**Gerência: Ronaldo de Oliveira Silva**

