



**Diagrama Unifilar 04/16:
Trecho Cacequi - Uruguiana**

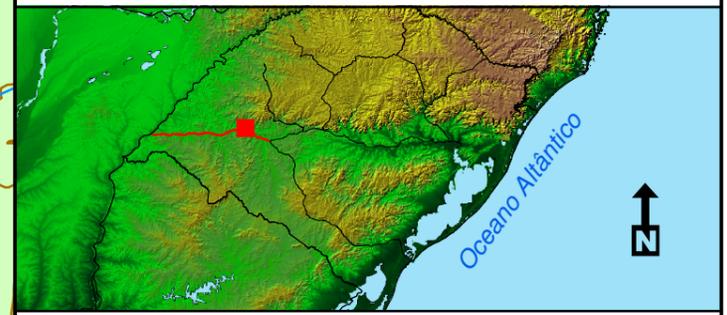

Legenda:

	Corpo d'água		Agropecuária
	Estações		Minerais
	AMV		Corpo de Bombeiros
	Passagens de Nível		Usina
	Passagem Superior		Posto de Combustível
	Passagem Inferior		Subestação de Energia
	Ponte		Área Militar
	Túnel		Cemitério
	Viaduto		KM
	Óleodutos		Coleta de Lixo
	Via Permanente		Reciclagem
	Limite Municipal		Tratamento de Esgoto
	Hidrografia		Construção
	Perene		Depósito
	Intermitente		Oficina
	Linha de costa		OF
	Curvas de Nível (20m)		Cooperativa
	Sede Municipal		Distribuidora
	Manchas Urbanas		Estrada
	Estação TRENURB		Logística
	Área alagada (intermitente)		Presídio
	Comércio		Represa
	Gás		Antenas
	Agglomeração Populacional		Aeroporto Internacional
	Indústria		Base (FAB)
			Vigilância (FAB)
			Linha de Transmissão
			Via Não-Pavimentada
			Via Pavimentada

 Sistema de Projeção: Cilíndrica
Sistema de Coordenadas: Geográfica
Datum Horizontal: SAD-69
Datum Vertical: Marégrafo Imbituba - SC
Escala: 1/60.000
Fonte: IBGE, ANEEL, IBAMA, MMA, FAB, ALL



Data: 18/06/2010
Elaboração: Stefan Valim Menke
Coordenação: Tânia Ismério Rodrigues
Gerência: Ronaldo de Oliveira Silva

