



**Diagrama Unifilar 01/16:  
Trecho Rio Grande - Bagé**

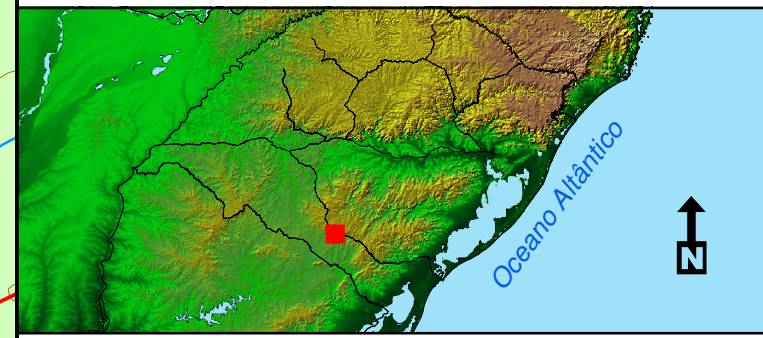

**Legenda:**

 	Corpo d'água		Indústria
	Estações		Agropecuária
	AMV		Minerais
	Passagens de Nível		Corpo de Bombeiros
	Passagem Superior		Usina
	Passagem Inferior		Posto de Combustível
	Ponte		Subestação de Energia
	Túnel		Área Militar
	Viaduto		Cemitério
	Via Não-Pavimentada		Coleta de Lixo
	Via Pavimentada		Reciclagem
	Oleodutos		Tratamento de Esgoto
	Via Permanente		Construção
	Limite Municipal		Depósito
	Hidrografia		Oficina
	Perene		Cooperativa
	Intermitente		Distribuidora
	Linha de costa		Estrada
	Curvas de Nível (20m)		Logística
	Sede Municipal		Presídio
	Manchas Urbanas		Represa
	Estação TRENURB		Antenas
	Área alagada (intermitente)		Aeroporto Internacional
	Comércio		Base (FAB)
	Gás		Vigilância (FAB)
	Aglomeração Populacional		Linha de Transmissão

**Sistema de Projeção: Cilíndrica**  
**Sistema de Coordenadas: Geográfica**  
**Datum Horizontal: SAD-69**  
**Datum Vertical: Marégrafo Imbituba - SC**  
**Escala: 1/60.000**  
**Fonte: IBGE, ANEEL, IBAMA, MMA, FAB, ALL**



**Data: 18/06/2010**  
**Elaboração: Stefan Valim Menke**  
**Coordenação: Tânia Ismério Rodrigues**  
**Gerência: Ronaldo de Oliveira Silva**

