



**Diagrama Unifilar 06/16:
Trecho Rio Grande - Bagé**

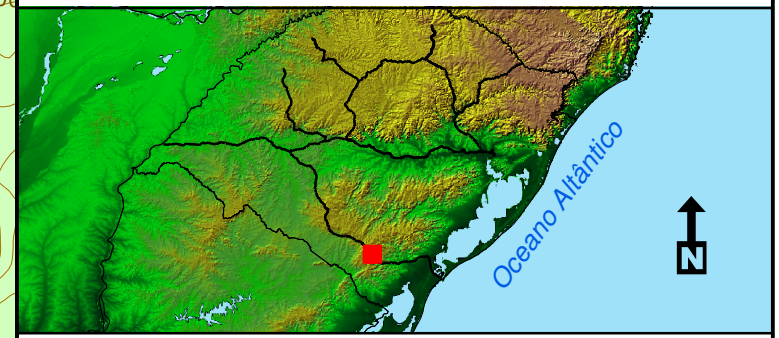

Legenda:

	Corpo d'água		Agropecuária
	Estações		Minerais
	AMV		Corpo de Bombeiros
	Passagens de Nível		Usina
	Passagem Superior		Posto de Combustível
	Passagem Inferior		Subestação de Energia
	Ponte		Área Militar
	Túnel		Cemitério
	Viaduto		Coleta de Lixo
	Óleo dutos		Reciclagem
	Via Permanente		Tratamento de Esgoto
	Limite Municipal		Construção
	Hidrografia		Depósito
	Perene		Oficina
	Intermitente		Cooperativa
	Linha de costa		Distribuidora
	Curvas de Nível (20m)		Estrada
	Sede Municipal		Logística
	Manchas Urbanas		Presídio
	Estação TRENURB		Represa
	Área alagada (intermitente)		Antenas
	Comércio		Aeroporto Internacional
	Gás		Base (FAB)
	Aglomeracão Populacional		Vigilância (FAB)
	Indústria		Linha de Transmissão
			Via Não-Pavimentada
			Via Pavimentada

Sistema de Projeção: Cilíndrica
Sistema de Coordenadas: Geográfica
Datum Horizontal: SAD-69
Datum Vertical: Marégrafo Imbituba - SC
Escala: 1/60.000
Fonte: IBGE, ANEEL, IBAMA, MMA, FAB, ALL

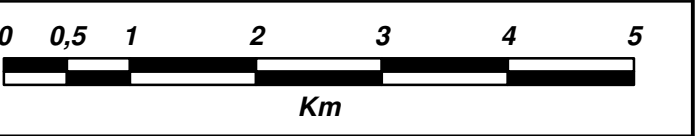

Data: 18/06/2010
Elaboração: Stefan Valim Menke
Coordenação: Tânia Ismério Rodrigues
Gerência: Ronaldo de Oliveira Silva

