



**Diagrama Unifilar 10/15:  
Trecho Santa Maria - A. Dorneles**

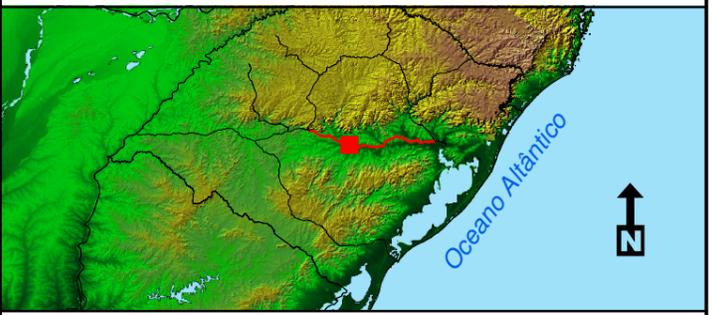

**Legenda:**

 - |  |                             |  |                             |
|--|-----------------------------|--|-----------------------------|
|  | Corpo d'água                |  | Aglomeração Populacional    |
|  | Estações                    |  | Indústria                   |
|  | AMV                         |  | Agropecuária                |
|  | Passagens de Nível          |  | Minerais                    |
|  | Passagem Superior           |  | Corpo de Bombeiros          |
|  | Passagem Inferior           |  | Usina                       |
|  | Ponte                       |  | Posto de Combustível        |
|  | Túnel                       |  | Subestação de Energia       |
|  | Viaduto                     |  | Área Militar                |
|  | KM                          |  | Cemitério                   |
|  | Via Não-Pavimentada         |  | Coleta de Lixo              |
|  | Via Pavimentada             |  | Reciclagem                  |
|  | Óleodutos                   |  | Tratamento de Esgoto        |
|  | Via Permanente              |  | Construção                  |
|  | Limite Municipal            |  | Depósito                    |
|  | Hidrografia                 |  | Oficina                     |
|  | Perene                      |  | Cooperativa                 |
|  | Intermitente                |  | Distribuidora               |
|  | Linha de costa              |  | Sede Municipal              |
|  | Curvas de Nível (20m)       |  | Manchas Urbanas             |
|  | Sede Municipal              |  | Estação TRENURB             |
|  | Área alagada (intermitente) |  | Área alagada (intermitente) |
|  | Comércio                    |  | Antenas                     |
|  | Gás                         |  | Aeroporto Internacional     |
|  | Linha de Transmissão        |  | Base (FAB)                  |
|  |                             |  | Vigilância (FAB)            |
|  |                             |  | Linha de Transmissão        |

**Sistema de Projeção: Cilíndrica**  
**Sistema de Coordenadas: Geográfica**  
**Datum Horizontal: SAD-69**  
**Datum Vertical: Marégrafo Imbituba - SC**  
**Escala: 1/60.000**  
**Fonte: IBGE, ANEEL, IBAMA, MMA, FAB, ALL**



**Data: 18/06/2010**  
**Elaboração: Stefan Valim Menke**  
**Coordenação: Tânia Ismério Rodrigues**  
**Gerência: Ronaldo de Oliveira Silva**

