




PLANTA BAIXA - CONTROLE DE MATERIAIS DE ACABAMENTO - CMAR
ESCALA 1:75

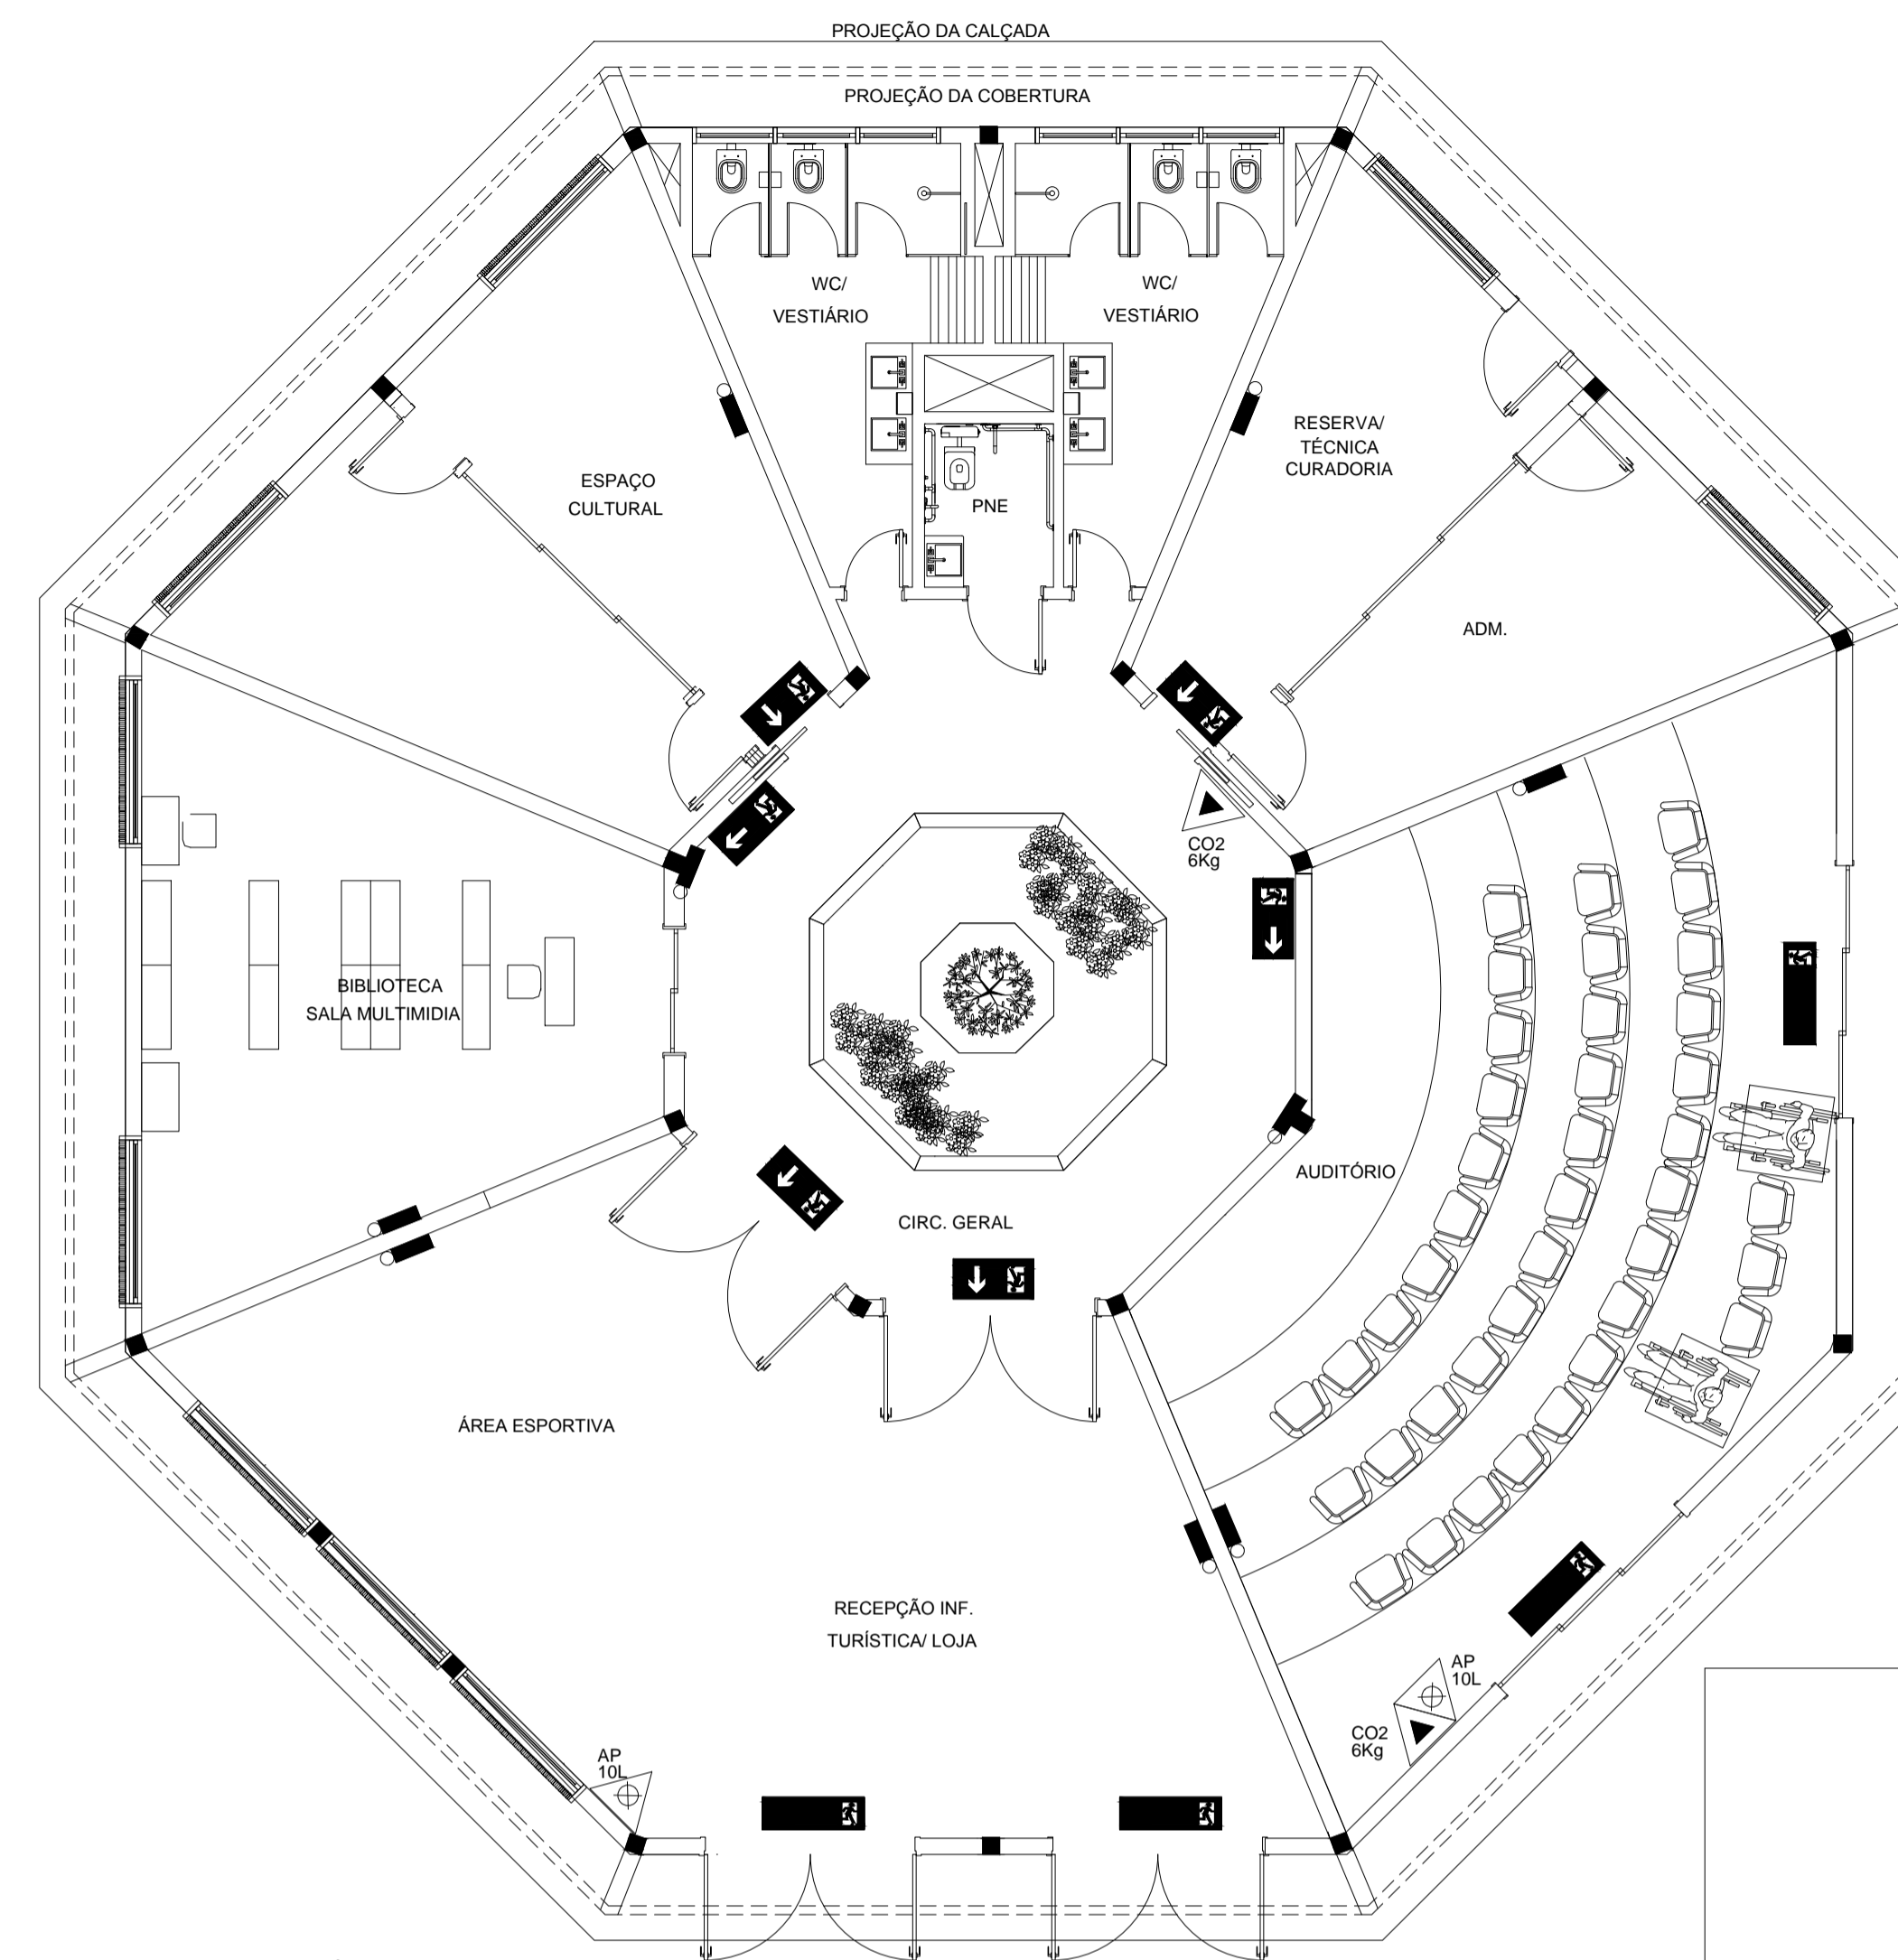

PLANTA BAIXA - DISPOSITIVOS GERAIS
ESCALA 1:75


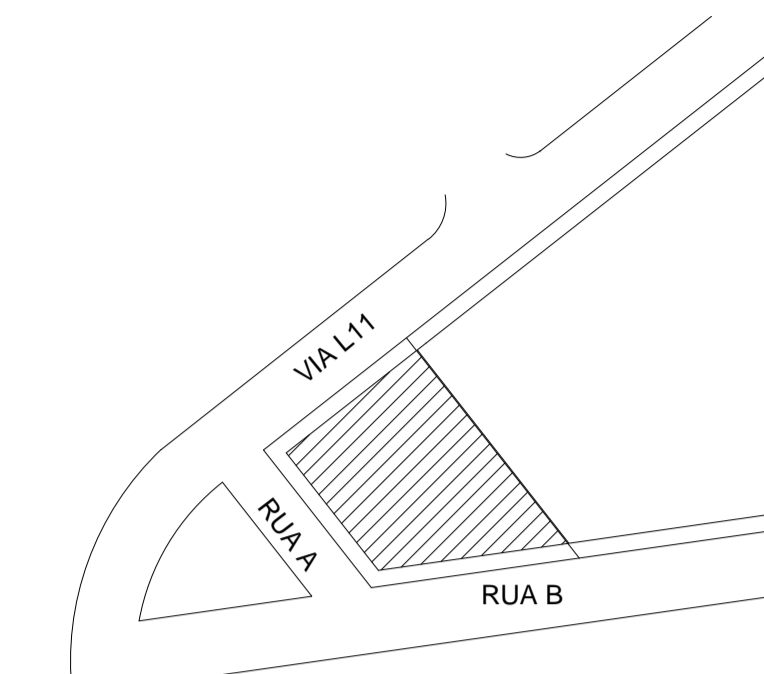


LOCALIZAÇÃO SEM ESCALA

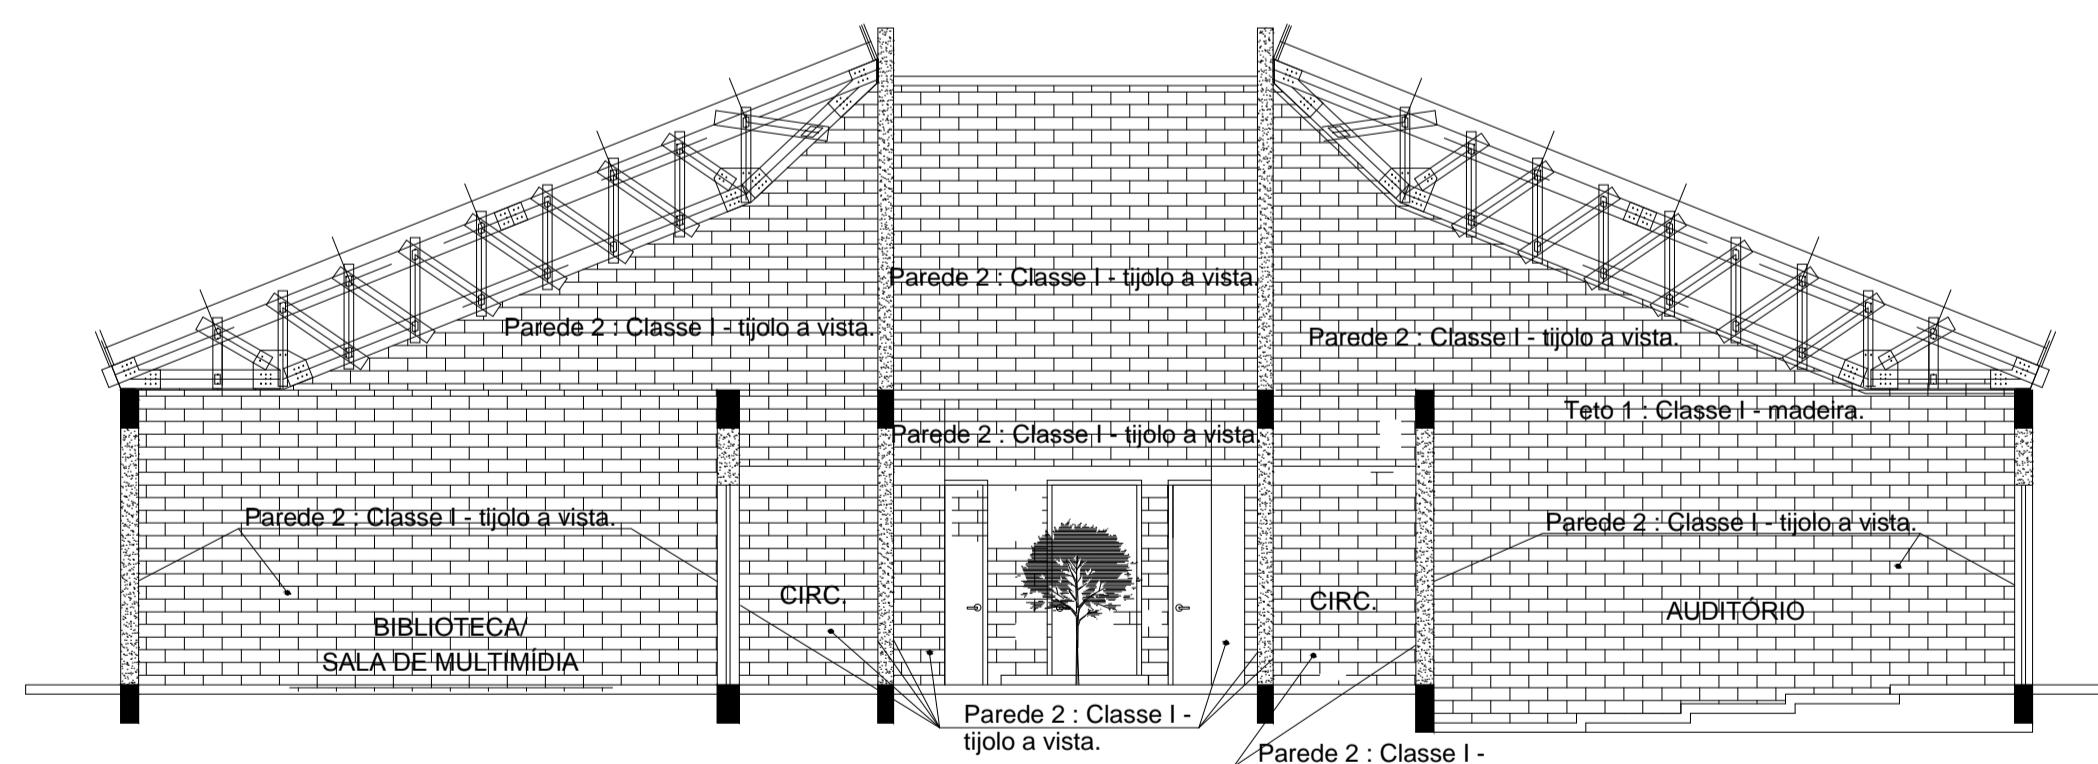

CORTE A-A - CONTROLE DE MATERIAIS DE ACABAMENTO - CMAR
ESCALA 1:75


SINALIZAÇÃO DE EXTINTOR INCÊNDIO SEM ESCALA

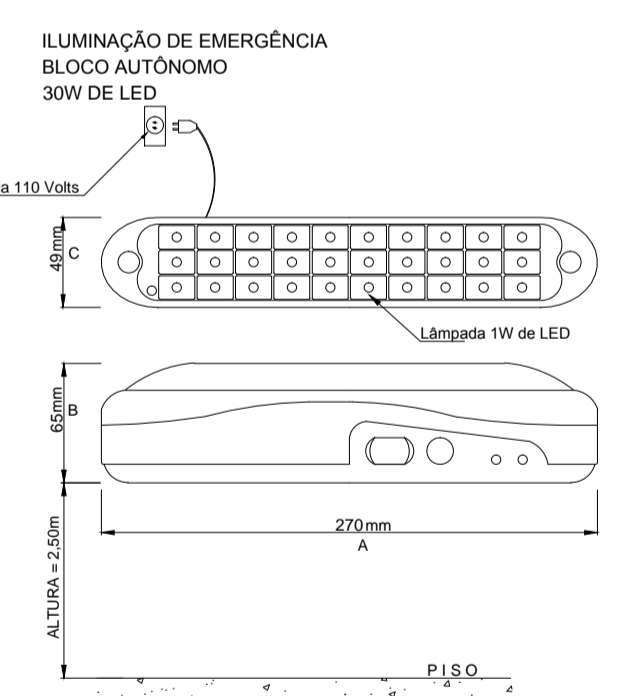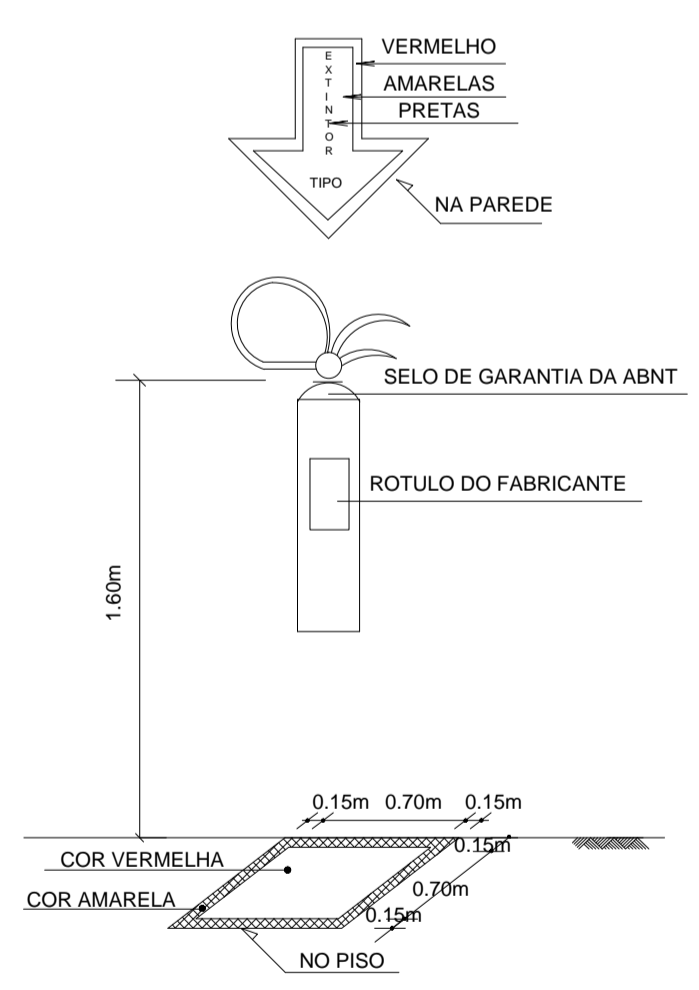


LEGENDA - SINALIZAÇÃO	
SÍMBOLO	DESCRIÇÃO
	PLACA INDICAÇÃO DO SENTIDO (esquerda ou direita) DE UMA SAÍDA DE EMERGÊNCIA - 570x285mm - A 2,20m DO PISO ACABADO. (ver detalhe 03). COD 13
	PLACA INDICAÇÃO DE UMA SAÍDA DE EMERGÊNCIA FIXADA ACIMA DA PORTA - 570x285mm - A 2,20m DO PISO ACABADO. (ver detalhe 02). COD 14
	PLACA DE SINALIZAÇÃO DE SAÍDA DE EMERGÊNCIA - 570x285mm - ROTA DE FUGA FINAL - A 2,20m DO PISO ACABADO. (ver detalhe 01). COD 17

LEGENDA	
	BLOCO AUTÔNOMO DE ILUMINAÇÃO EMERGÊNCIA - DE ACLARAMENTO FLUORESC. 2x8W ou 30W LED, A 2,50m DO PISO ACABADO
	EXTINTOR DE INCÊNDIO GÁS CARBÔNICO, 6KG
	EXTINTOR DE INCÊNDIO ÁGUA PRESSURIZADA, 10 L


DETALHE 01 - CÓDIGO "17" da NBR 13434-2:2004
PLACA DE SINALIZAÇÃO DE SAÍDA DE EMERGÊNCIA
ROTA DE FUGA FINAL (fixadas acima das portas)
SEM ESCALA

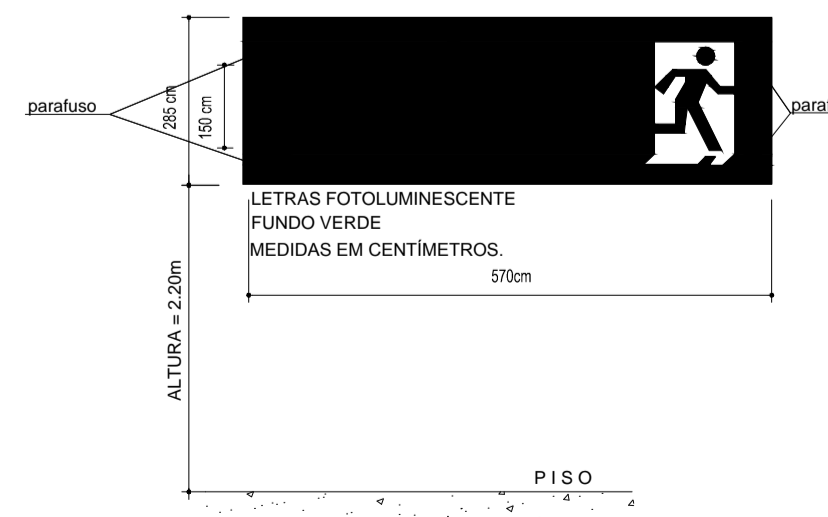

DETALHE 02 - CÓDIGO "14" da NBR 13434-2:2004
PLACA INDICAÇÃO DO SENTIDO (esquerda ou direita)
DE UMA SAÍDA DE EMERGÊNCIA (fixada na parede)
SEM ESCALA

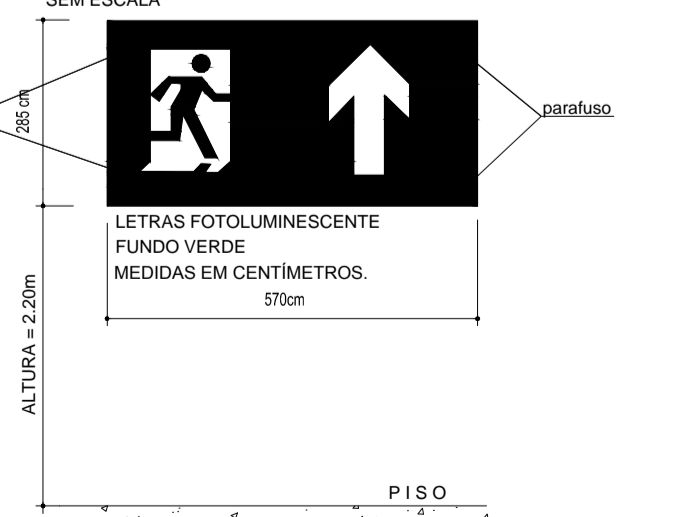

DETALHE 03 - CÓDIGO "13" da NBR 13434-2:2004
PLACA INDICAÇÃO DO SENTIDO (esquerda ou direita)
DE UMA SAÍDA DE EMERGÊNCIA (fixada na parede)
SEM ESCALA

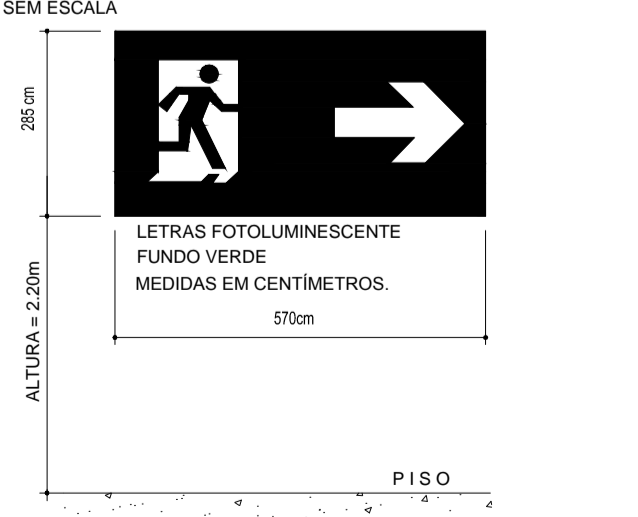

QUADRO DE ÁREAS
ÁREA TOTAL - 405,56 m²

OBRA COMERCIAL

ALICE ENS KLIMASCHEWSK CREA 120077089-7

AUTOR DO PROJETO FONE: 362 - 8676

RES.P. EXECUÇÃO CREA CAE:

ÚNICA

PROJETO: PREVENÇÃO E COMBATE A INCÊNDIO E PÂNICO

LOCAL: VIAL11, ESQ. COM RUA "A", QUE FAZ LATERAL COM A RUA "B", PARANAÍTA-MT

PROP.: PREFEITURA MUNICIPAL DE PARANAÍTA C.N.P.J.: 03.239.043/0001-12

ESTATÍSTICAS		PLANTAS BAIXAS	
% OCUPAÇÃO			
TERREO	DEMAS. PAV.	COEF. APROV.	CORTE
01	VER QUADRO DE ÁREAS		LOCALIZAÇÃO
N. PISO	ÁREAS	ASSUNTO	QUADRO DE ÁREAS
		ESCALA	LEGENDAS
		INDICADA	AGOSTO/2015
		DATA	