
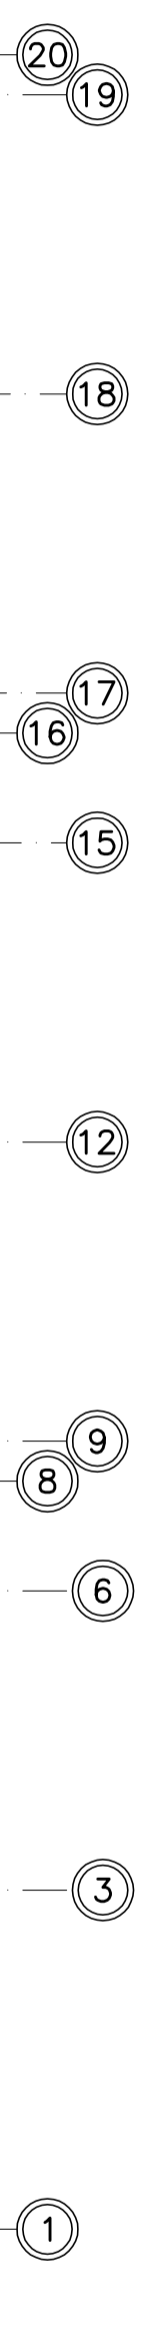


PLANTA CHAVE  
SEM ESCALA

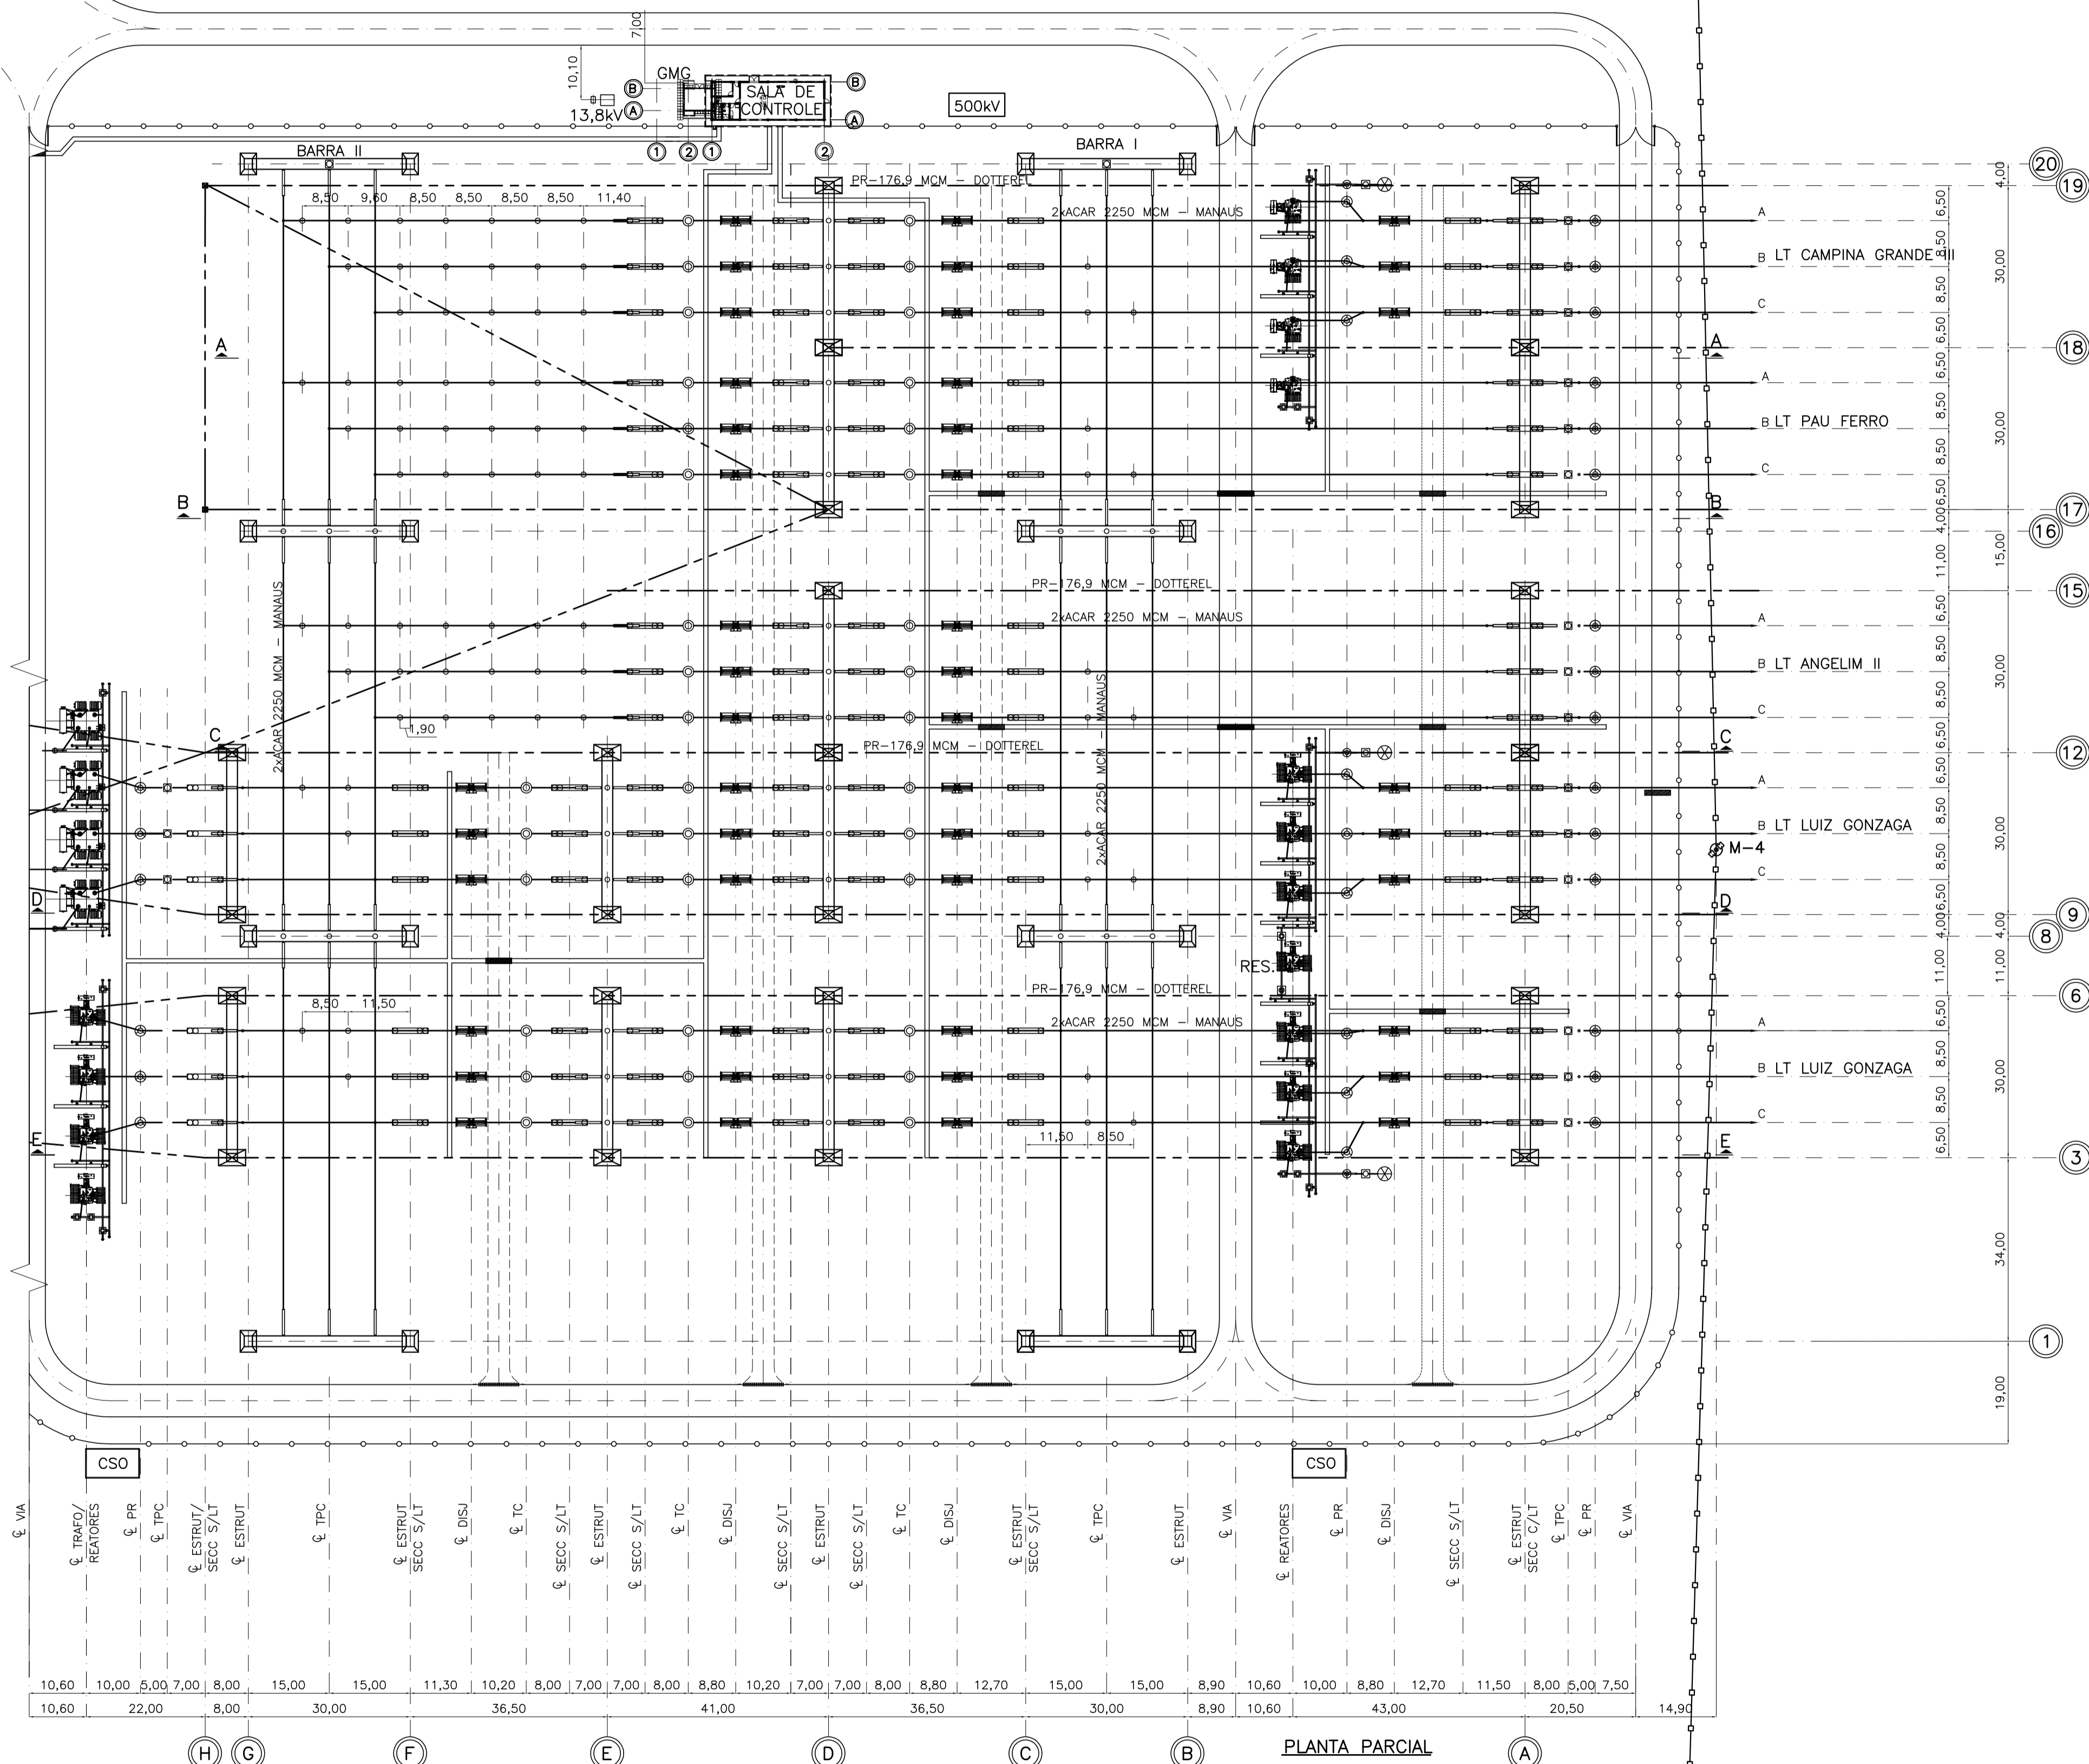

- LEGENDA**
- (X) - EIXO DE REFERÊNCIA
  - - - - - CABO PARA-RAIOS
  - o - CERCA
  - o - ALAMBRADO DE PLÁSTICO
  - [Hatched] - CANALETA REFORÇADA
  - [Cross-hatched] - MEIO-FIO REBAIXADO
  - CSO - CAIXA SEPARADORA DE ÁGUA-ÓLEO

NOTAS:  
 1 - DIMENSÕES EM MILÍMETRO E COTAS DE NIVEL EM METRO.  
 2 - COTAS DE NIVEL:  
 0,00 - TERRAPLENAGEM  
 +0,10 - BRITA  
 +0,20 - BASES DE EQUIPAMENTOS E PÓRTICO

DESENHOS DE REFERÊNCIA:

3466-GRH-38-B03-001 - DIAGRAMA UNIFILAR SIMPLIFICADO	3466-GRH-38-B03-030 - SETOR DE 500kV - CORTE E-E
3466-GRH-38-B03-002 - LISTA DE EQUIPAMENTOS	3466-GRH-38-B03-007 - SETOR DE 230kV - CORTES F-F, G-G e H-H
3466-GRH-38-B03-003 - SETOR DE 500kV - SITUAÇÃO E LOCALIZAÇÃO	3466-GRH-38-B03-008 - MALHA DE ATERRAMENTO - PLANTA
3466-GRH-38-B03-005 - SETOR DE 230kV - ARRANJO FÍSICO - PLANTA	
3466-GRH-38-B03-026 - SETOR DE 500kV - CORTE A-A	
3466-GRH-38-B03-027 - SETOR DE 500kV - CORTE B-B	
3466-GRH-38-B03-028 - SETOR DE 500kV - CORTE C-C	
3466-GRH-38-B03-029 - SETOR DE 500kV - CORTE D-D	

3466-GRH-38-B03-030 - SETOR DE 500kV - CORTE E-E  
 3466-GRH-38-B03-007 - SETOR DE 230kV - CORTES F-F, G-G e H-H  
 3466-GRH-38-B03-008 - MALHA DE ATERRAMENTO - PLANTA

REV.	LIB. PARA	EMISSÃO INICIAL	DESCRIÇÃO	FETOS	WSD	LAT	ERR	AUTOR/DESENHO
				LE. GARANHUNS				

SUBESTAÇÕES ASSOCIADAS AO LOTE L DO LEILÃO ANEEL 004/2011 SUBESTACÃO GARANHUNS 500/230KV	
PROJETO BÁSICO SETOR 500kV - ARRANJO FÍSICO	
3466-GRH-38-B03-004	ESCALA 1:750