



M-1
X = 785483.57
Y = 9017335.81

M-1'
X = 785427.13
Y = 9017320.78

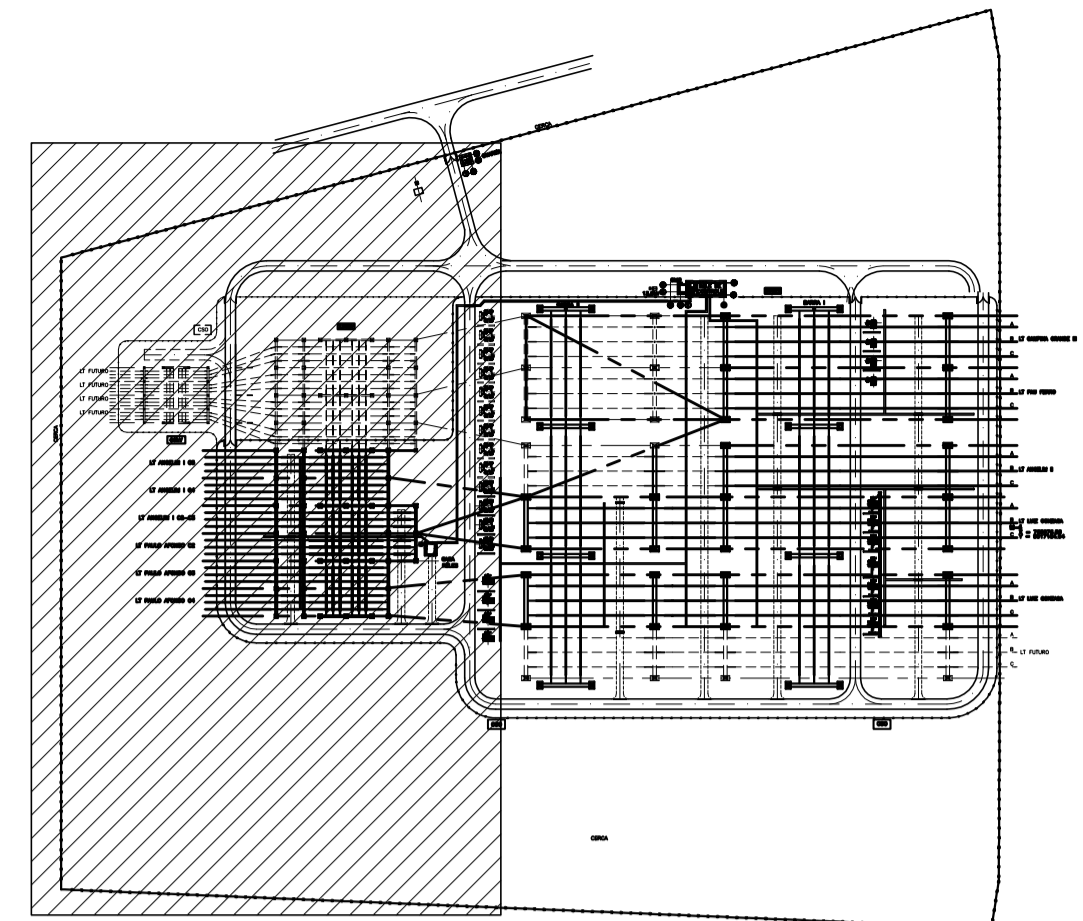

PLANTA CHAVE
SEM ESCALA

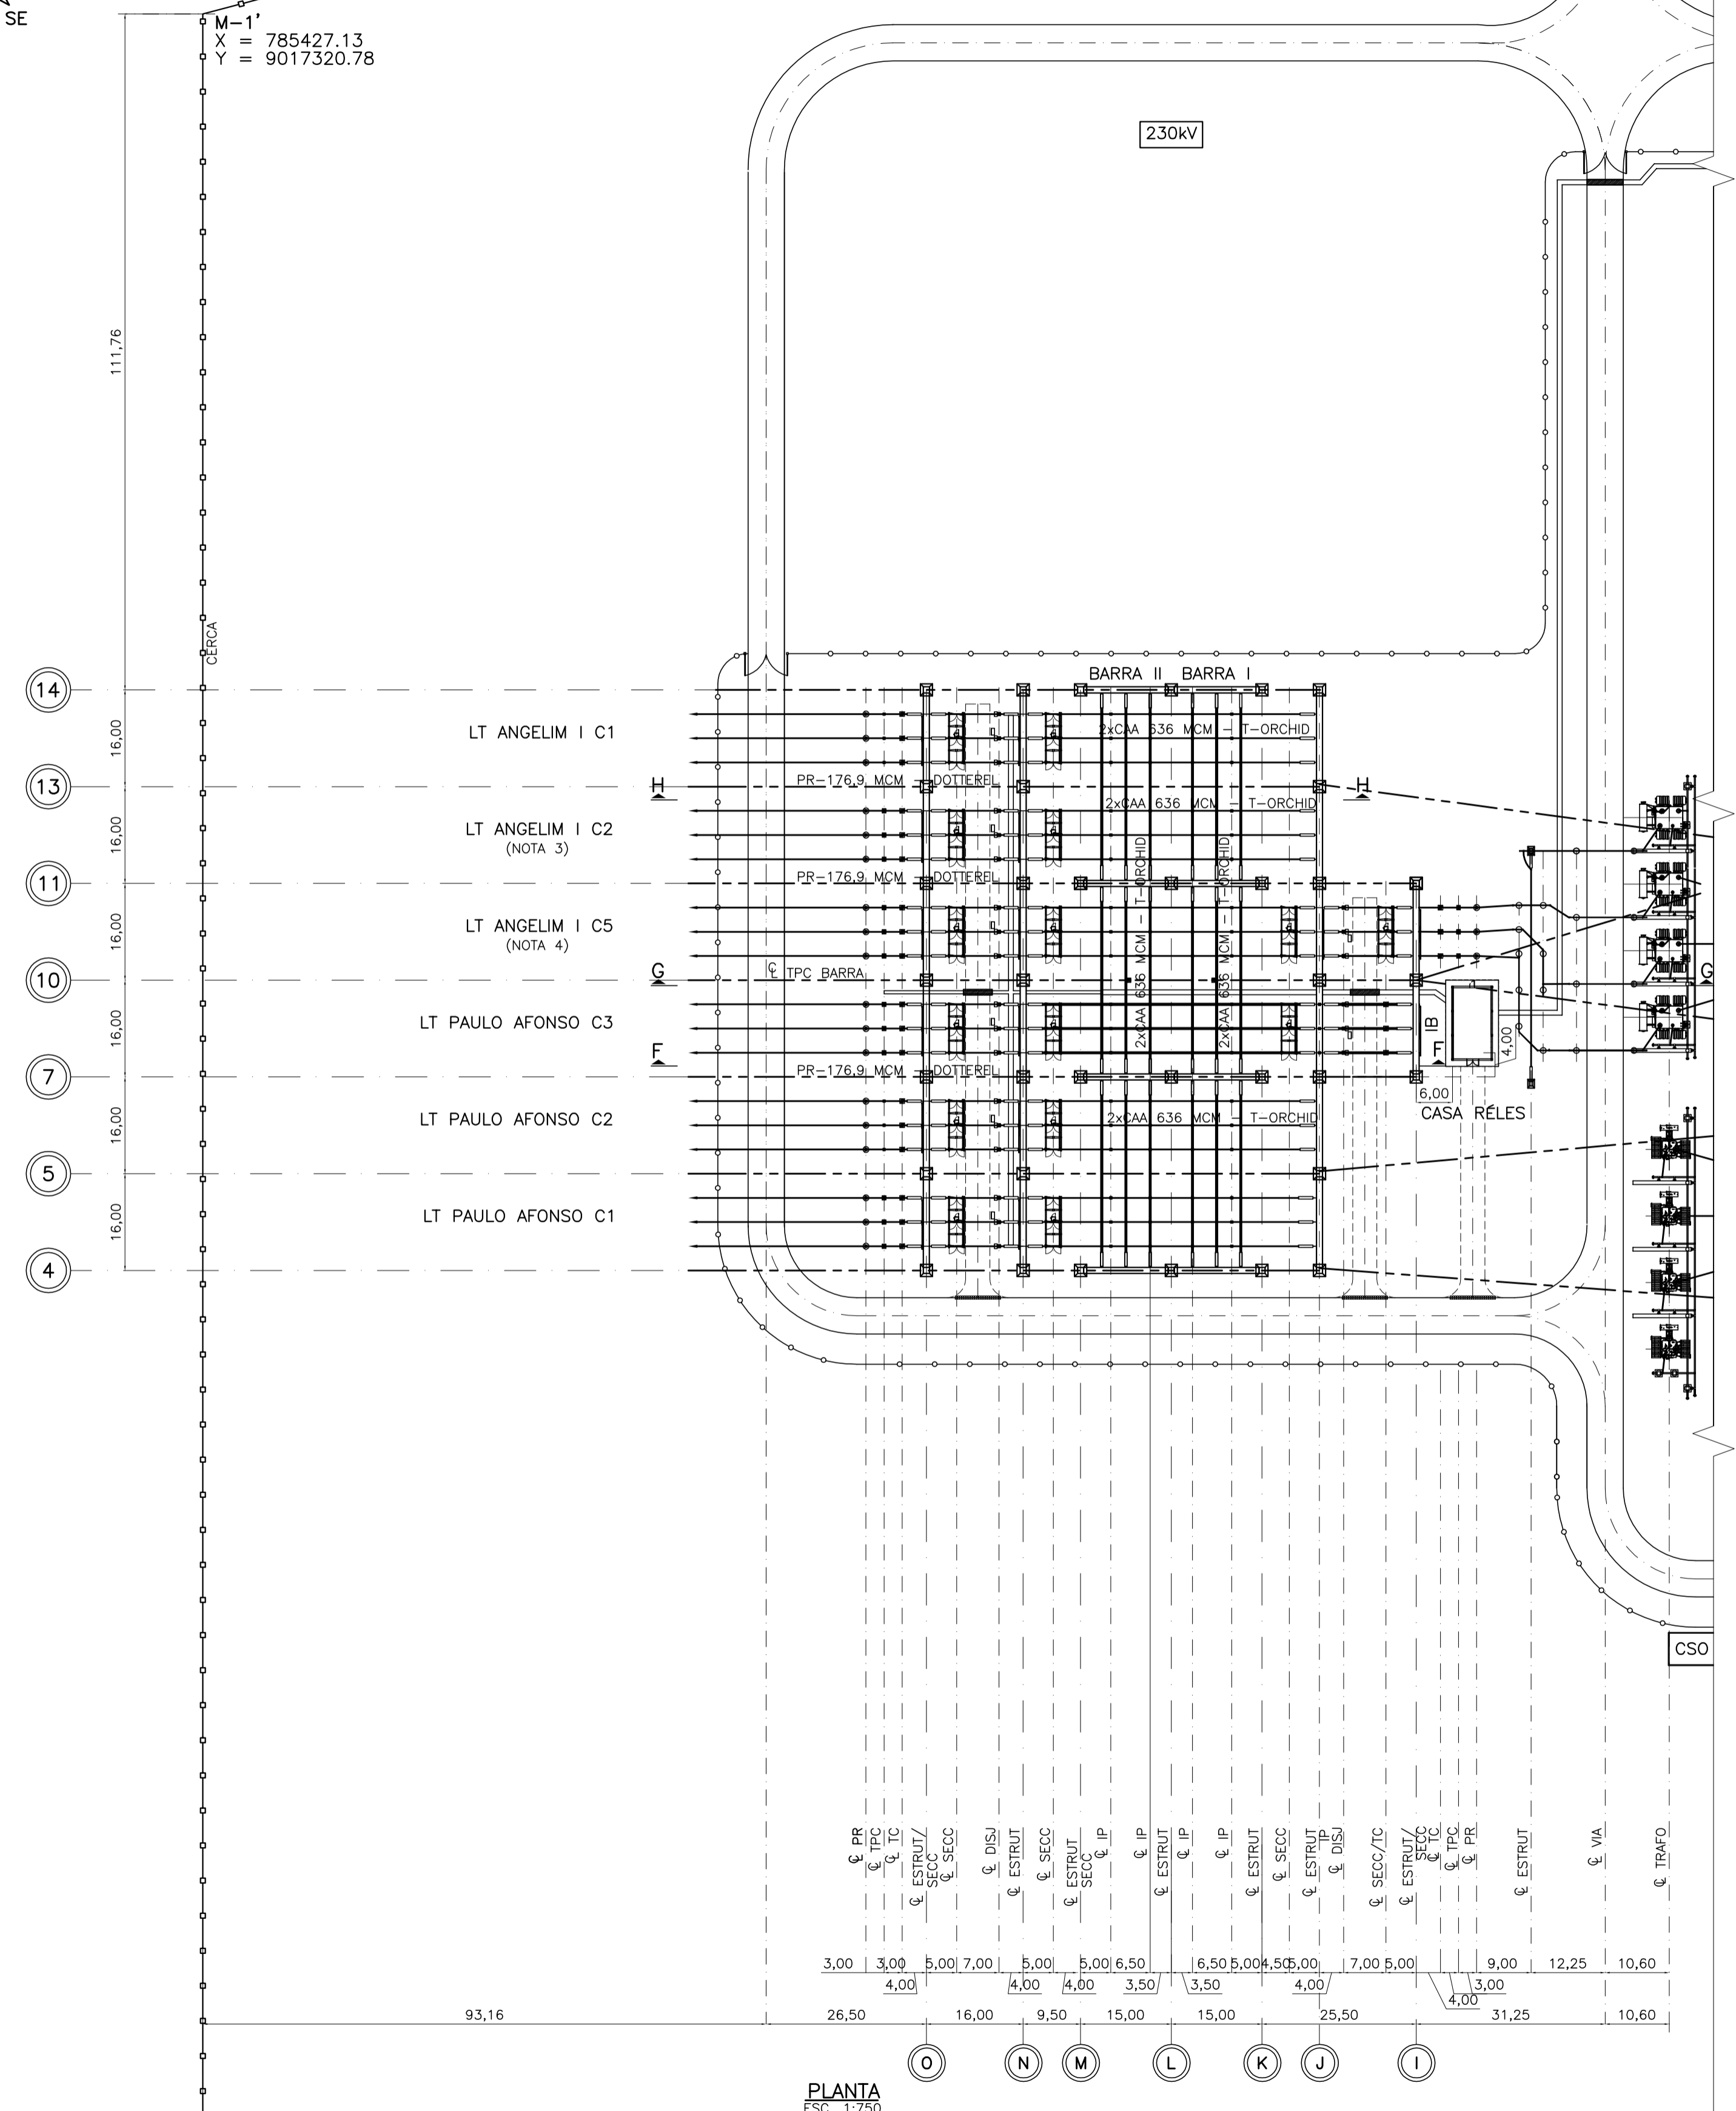

PLANTA
ESC. 1:750

LEGENDA

- (X) - EIXO DE REFERÊNCIA
- - CABO PARA-RAIOS
- - ALAMBRADO DE PLÁSTICO
- - CERCA
- ▨ - CANALETA REFORÇADA
- ▩ - MEIO-FIO REBAIXADO
- CSO - CAIXA SEPARADORA DE ÁGUA-ÓLEO

NOTAS:
1 - DIMENSÕES EM MILÍMETRO E COTAS EM METRO.
2 - COTAS DE NÍVEL:
0,00 - TERRAPLENAGEM
+0,10 - BRITA
+0,20 - BASES DE EQUIPAMENTOS E PÓRTICO
3 - O CIRCUITO C2-230 kV É GEMINADO.
4 - O CIRCUITO C5 - 230 kV É NOVO.

DESENHOS DE REFERÊNCIA:
3466-GRH-38-B03-001 - DIAGRAMA UNIFILAR SIMPLIFICADO
3466-GRH-38-B03-002 - LISTA DE EQUIPAMENTOS
3466-GRH-38-B03-003 - SETOR DE 500kV - SITUAÇÃO E LOCALIZAÇÃO
3466-GRH-38-B03-004 - SETOR DE 500kV - ARRANJO FÍSICO - PLANTA
3466-GRH-38-B03-026 - SETOR DE 500kV - CORTE A-A
3466-GRH-38-B03-027 - SETOR DE 500kV - CORTE B-B
3466-GRH-38-B03-028 - SETOR DE 500kV - CORTE C-C
3466-GRH-38-B03-029 - SETOR DE 500kV - CORTE D-D

3466-GRH-38-B03-030 - SETOR DE 500kV - CORTE E-E
3466-GRH-38-B03-007 - SETOR DE 230kV - CORTES F-F, G-G e H-H
3466-GRH-38-B03-008 - MALHA DE ATERRAMENTO - PLANTA

REV	LIB. PARA	DESCRIÇÃO	FEITO VISTO POR	ORÇ.	FEITO VISTO POR	PROJ.	FEITO VISTO POR	CREA
0		COMENTÁRIOS						
		EMISSÃO INICIAL						

SUBESTAÇÕES ASSOCIADAS AO LOTE L DO LEILÃO ANEEL 004/2011 SUBESTAÇÃO GARANHUNS 500/230kV	
PROJETO BÁSICO SETOR 230kV - ARRANJO FÍSICO PLANTA	
3466-GRH-38-B03-005	ESCALA 1:750
REV. 0	