



PLANTA CHAVE
SEM ESCALA

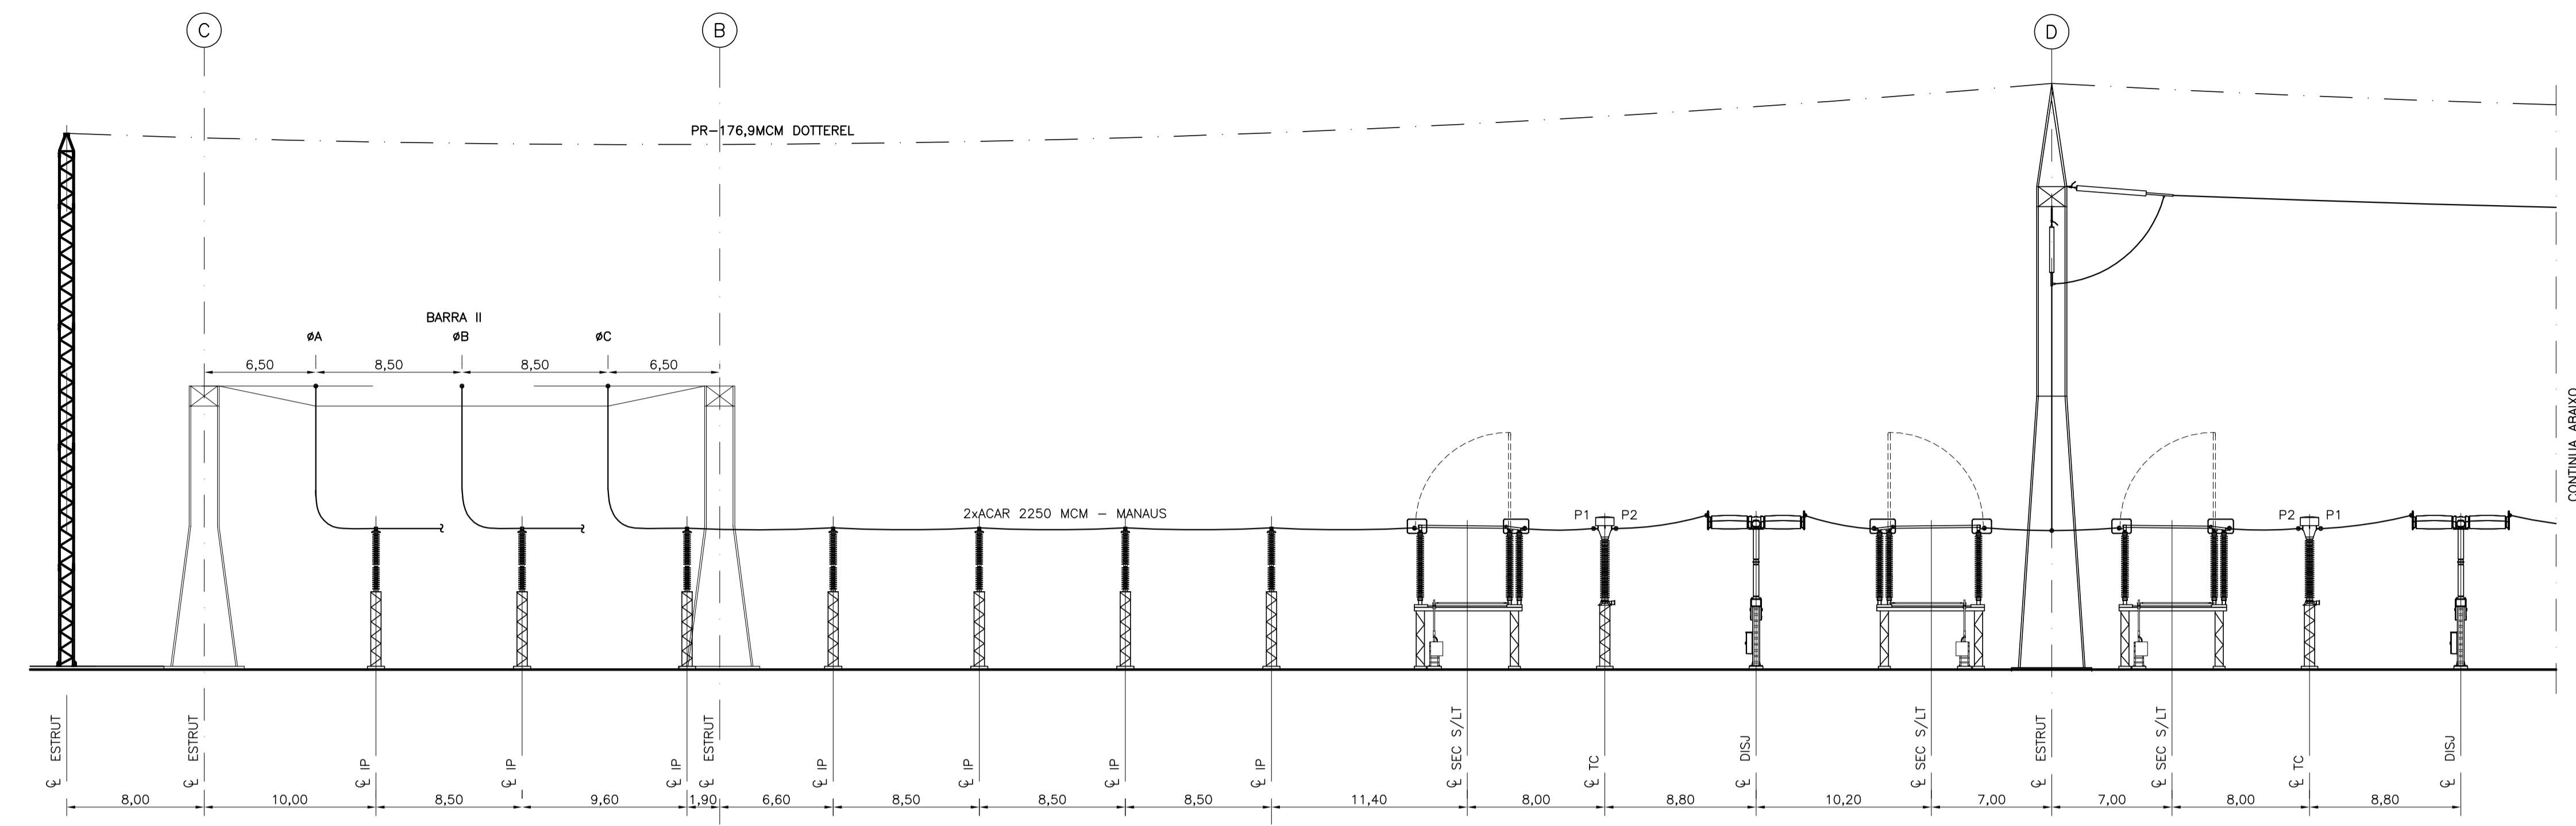

CONTINUA ABAIXO

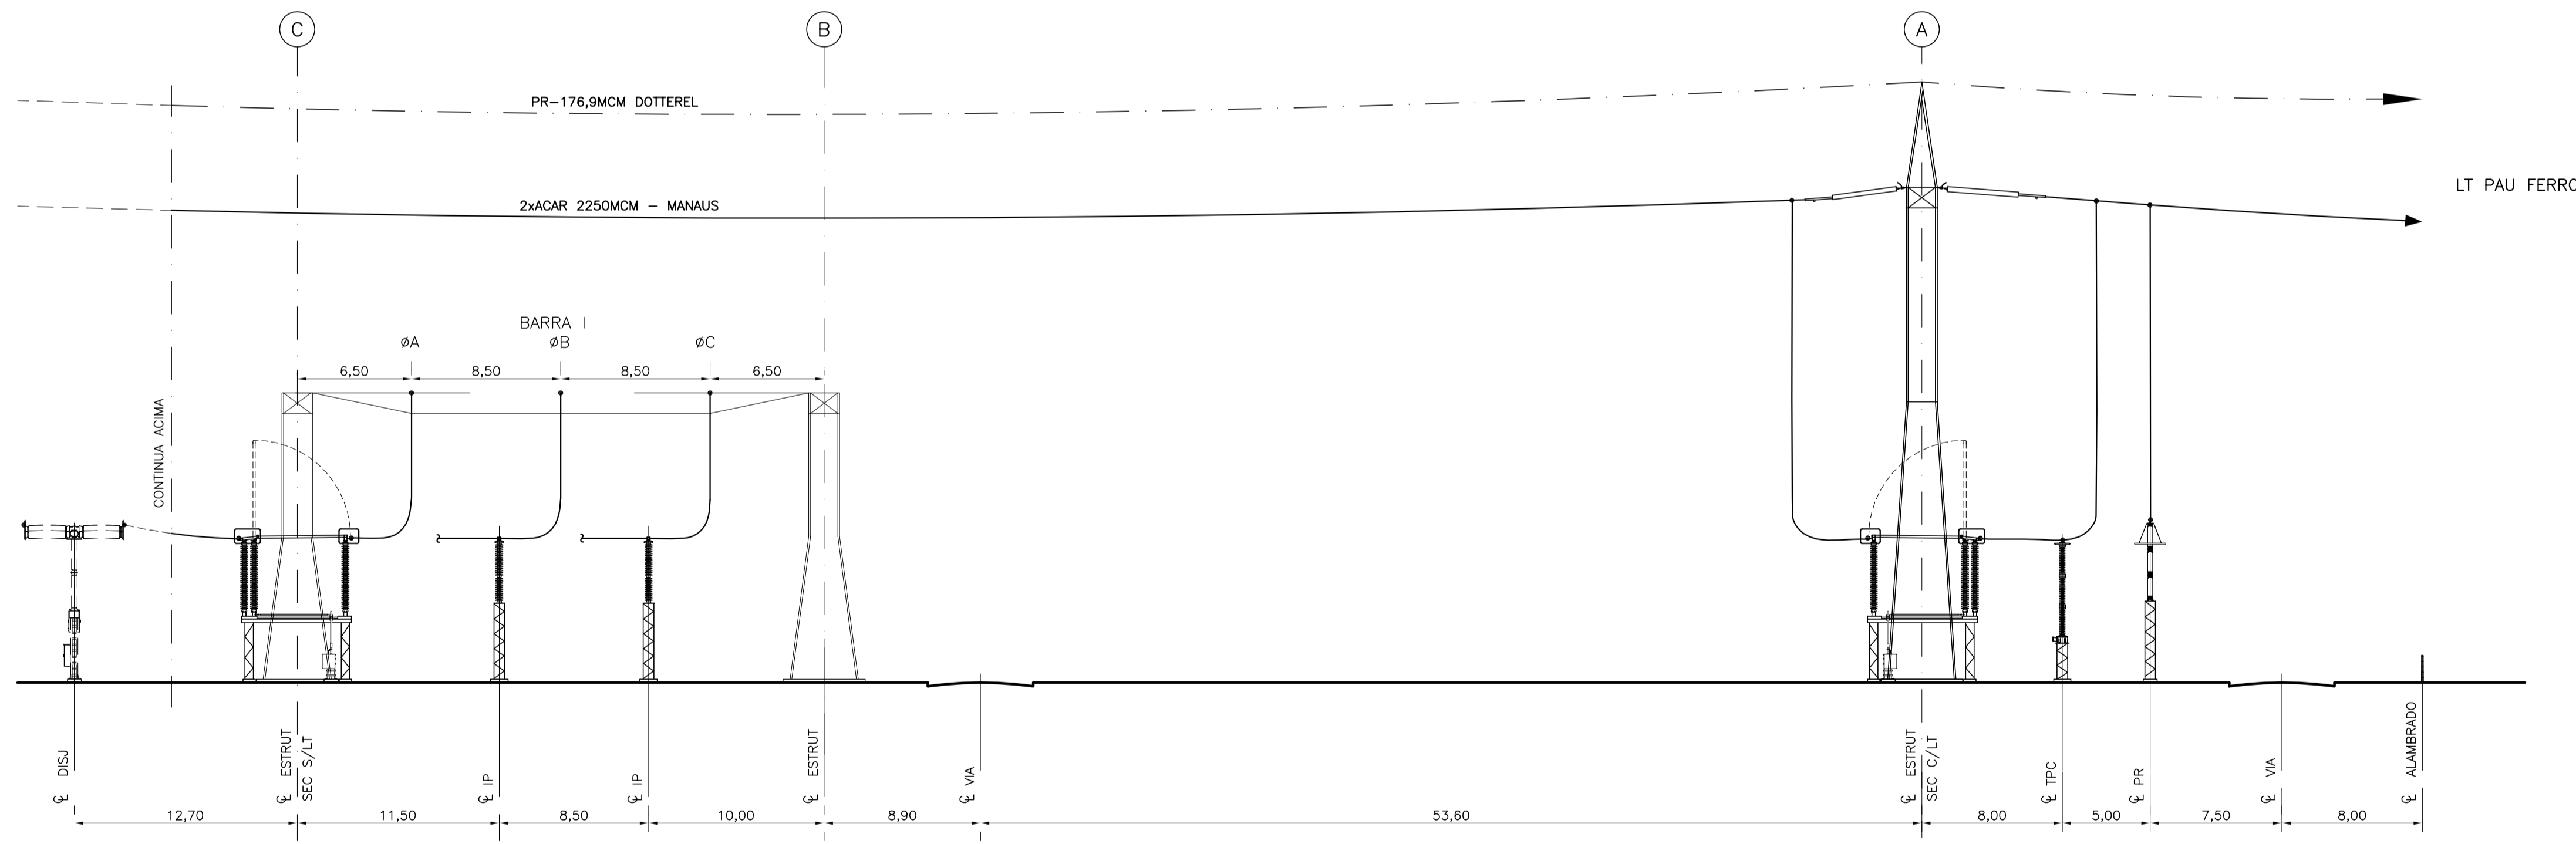

LT PAU FERRO

LEGENDA

- (X) - EIXO DE REFERÊNCIA
- - - - - CABO PARA-RAIOS

CORTE B-B
ESC.: 1:250

NOTAS:
1 - DIMENSÕES EM MILÍMETRO E COTAS DE NÍVEL EM METRO.
2 - COTAS DE NÍVEL:
0,00 - TERRAPLENAGEM
+0,10 - BRITA
+0,20 - BASES DE EQUIPAMENTOS E PÓRTICO

DESENHOS DE REFERÊNCIA:
3466-GRH-38-B03-001 - DIAGRAMA UNIFILAR SIMPLIFICADO
3466-GRH-38-B03-002 - LISTA DE EQUIPAMENTOS
3466-GRH-38-B03-003 - SETOR DE 500KV - SITUAÇÃO E LOCALIZAÇÃO
3466-GRH-38-B03-004 - SETOR DE 500KV - ARRANJO FÍSICO - PLANTA

REV	LIB. PARA	DESCRIÇÃO	FEITO/REVISADO POR	ORÇ.	FEITO/REVISADO POR	PROJ.	FEITO/REVISADO POR	DATA
0		COMENTÁRIOS						
1		EMISSÃO INICIAL						

SUBESTAÇÕES ASSOCIADAS AO LOTE L DO LEILÃO ANEEL 004/2011	
SUBESTAÇÃO GARANHUNS 500/230KV	
PROJETO BÁSICO	
ARRANJO FÍSICO - SETOR 500 kV	
CORTE B - B	
3466-GRH-38-B03-027	ESCALA 1:250
REV. 0	