
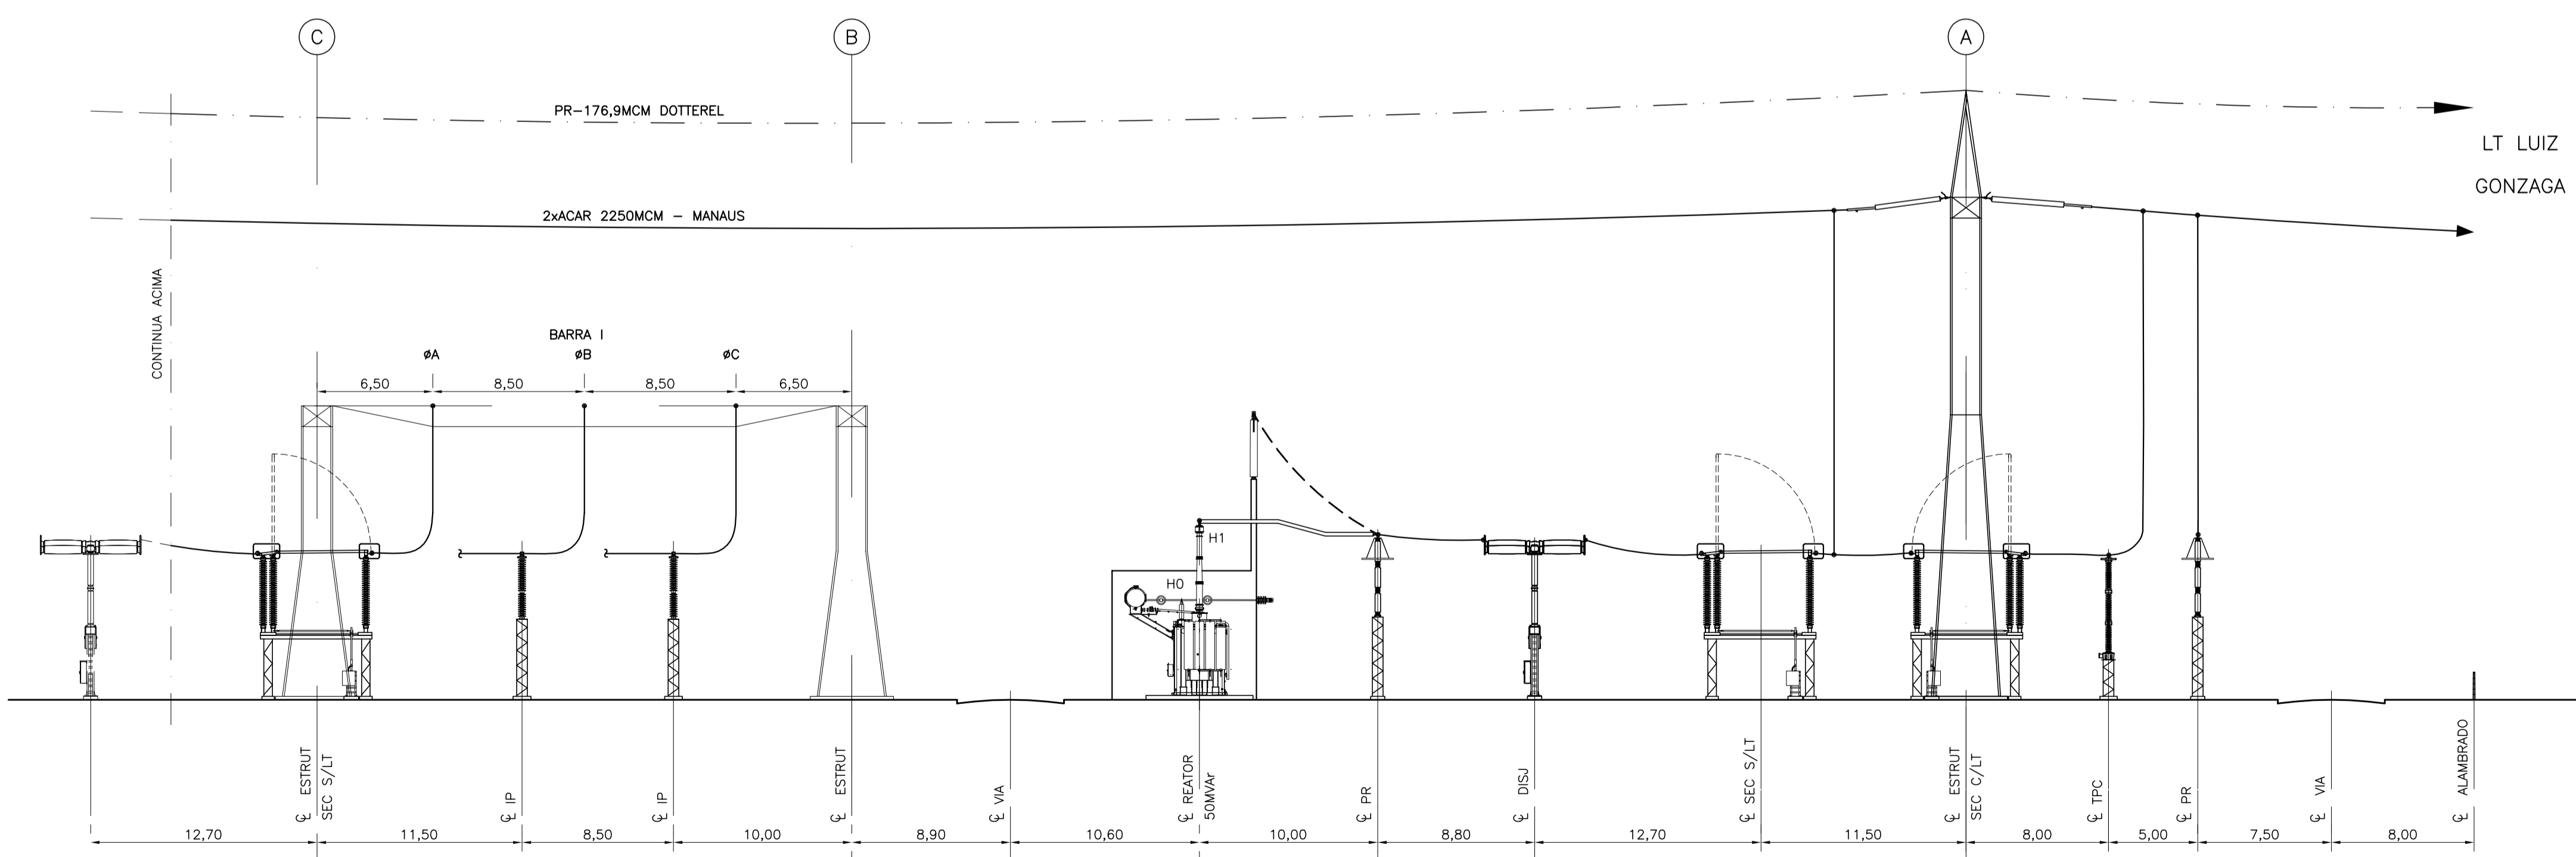


PLANTA CHAVE  
SEM ESCALA

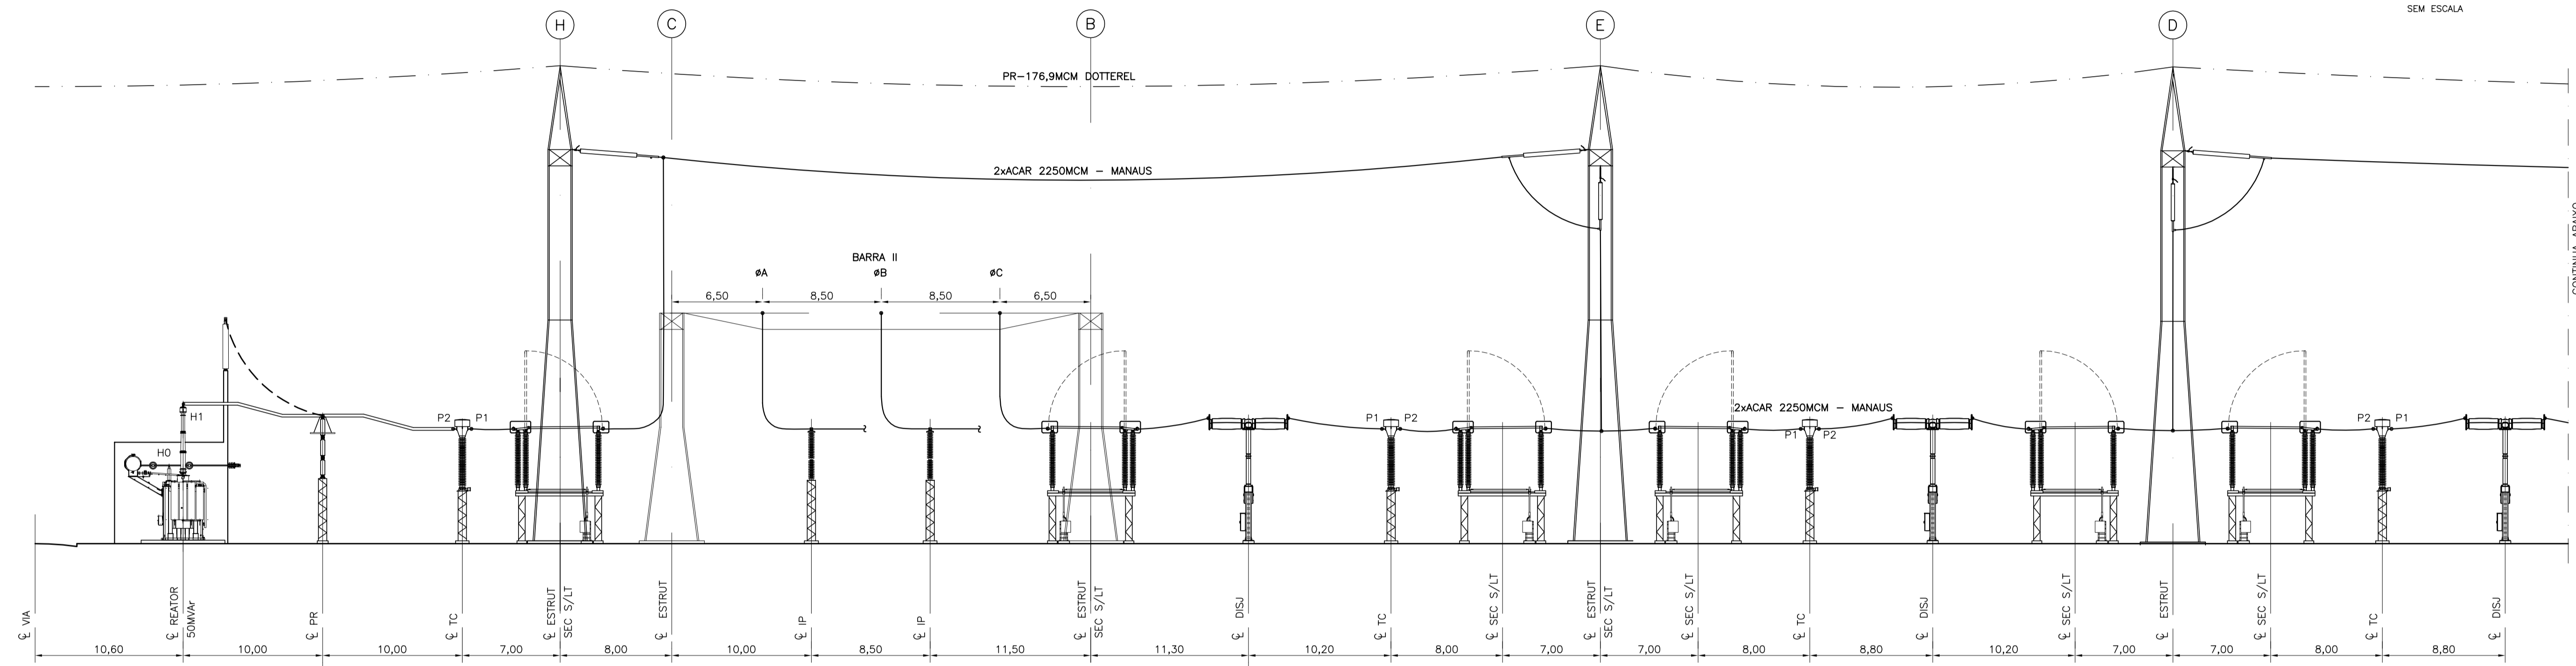

LEGENDA

- (X) - EIXO DE REFERÊNCIA
- - - - - CABO PÁRA-RAIOS

CORTE E-E  
ESC.: 1:250

NOTAS:  
1 - DIMENSÕES EM MILÍMETRO E COTAS DE NÍVEL EM METRO.  
2 - COTAS DE NÍVEL:  
0,00 - TERRAPLENAGEM  
+0,10 - BRITA  
+0,20 - BASES DE EQUIPAMENTOS E PÓRTICO

DESENHOS DE REFERÊNCIA:  
3466-GRH-38-B03-001 - DIAGRAMA UNIFILAR SIMPLIFICADO  
3466-GRH-38-B03-002 - LISTA DE EQUIPAMENTOS  
3466-GRH-38-B03-003 - SETOR DE 500kV - SITUAÇÃO E LOCALIZAÇÃO  
3466-GRH-38-B03-004 - SETOR DE 500kV - ARRANJO FÍSICO - PLANTA

REV	LIB. PARA	DESCRIÇÃO	FEITO	WSTO.	ORG.	FEITO	WSTO.	APROV.	PROJ.	DATA

SUBESTAÇÕES ASSOCIADAS AO LOTE L DO LEILÃO ANEEL 004/2011	
SUBESTAÇÃO GARANHUNS 500/230kV	
PROJETO BÁSICO	
ARRANJO FÍSICO - SETOR 500 kV	
CORTE E - E	
3466-GRH-38-B03-030	ESCALA 1:250