


REV.	DATA	DESCRIÇÃO	POR	APROV.
0	25/06/19	EMIÇÃO INICIAL	APRC	AdG

REFERÊNCIAS (LEILÃO 004/2018, LOTE-14):
 SE-SC.SID2-EL-A3-0001-B - DIAGRAMA UNIFILAR SIMPLIFICADO
 SE-SC.SID2-PS-A1-0001-B - PLANTAS DE SITUAÇÃO E LOCALIZAÇÃO
 SE-SC.SID2-EM-A1-0002-B - ARRANJO DOS EQUIPAMENTOS EM 525kV - CORTE A-A
 SE-SC.SID2-EM-A1-0003-B - ARRANJO DOS EQUIPAMENTOS EM 230kV - CORTE B-B

NOTAS (LEILÃO 004/2018, LOTE-14):
 1 - DIMENSÕES EM METRO, EXCETO QUANDO INDICADO.
 2 - PARA ATENDER SPDA, VER DES. SE-SC.SID2-EM-A1-0016-B

- LEGENDA (LEILÃO 004/2018, LOTE-14):
- ⊙ - PARA-RAIOS
 - ⊕ - TRANSFORMADOR DE POTENCIAL CAPACITIVO
 - ⊖ - TRANSFORMADOR DE CORRENTE
 - - CADEIA DE ISOLADORES
 - - POLO DE CHAVE SECCIONADORA ABERTURA
 - - POLO DE DISJUNTOR
 - ⊠ - REATOR
 - ⊞ - ISOLADOR PEDESTAL BAIXO
 - ⊟ - ISOLADOR PEDESTAL ALTO
 - - ESTRUTURA 525kV
 - - ESTRUTURA 230kV
 - - VIA PAVIMENTADA
 - - VIA APENAS BALIZADA
 - - ALAMBRADO
 - - CERCA DE DIVISA
 - - CABO CONDUTOR
 - - CABO PARA-RAIOS
 - ▨ - LEILÃO 004/2018, LOTE-14

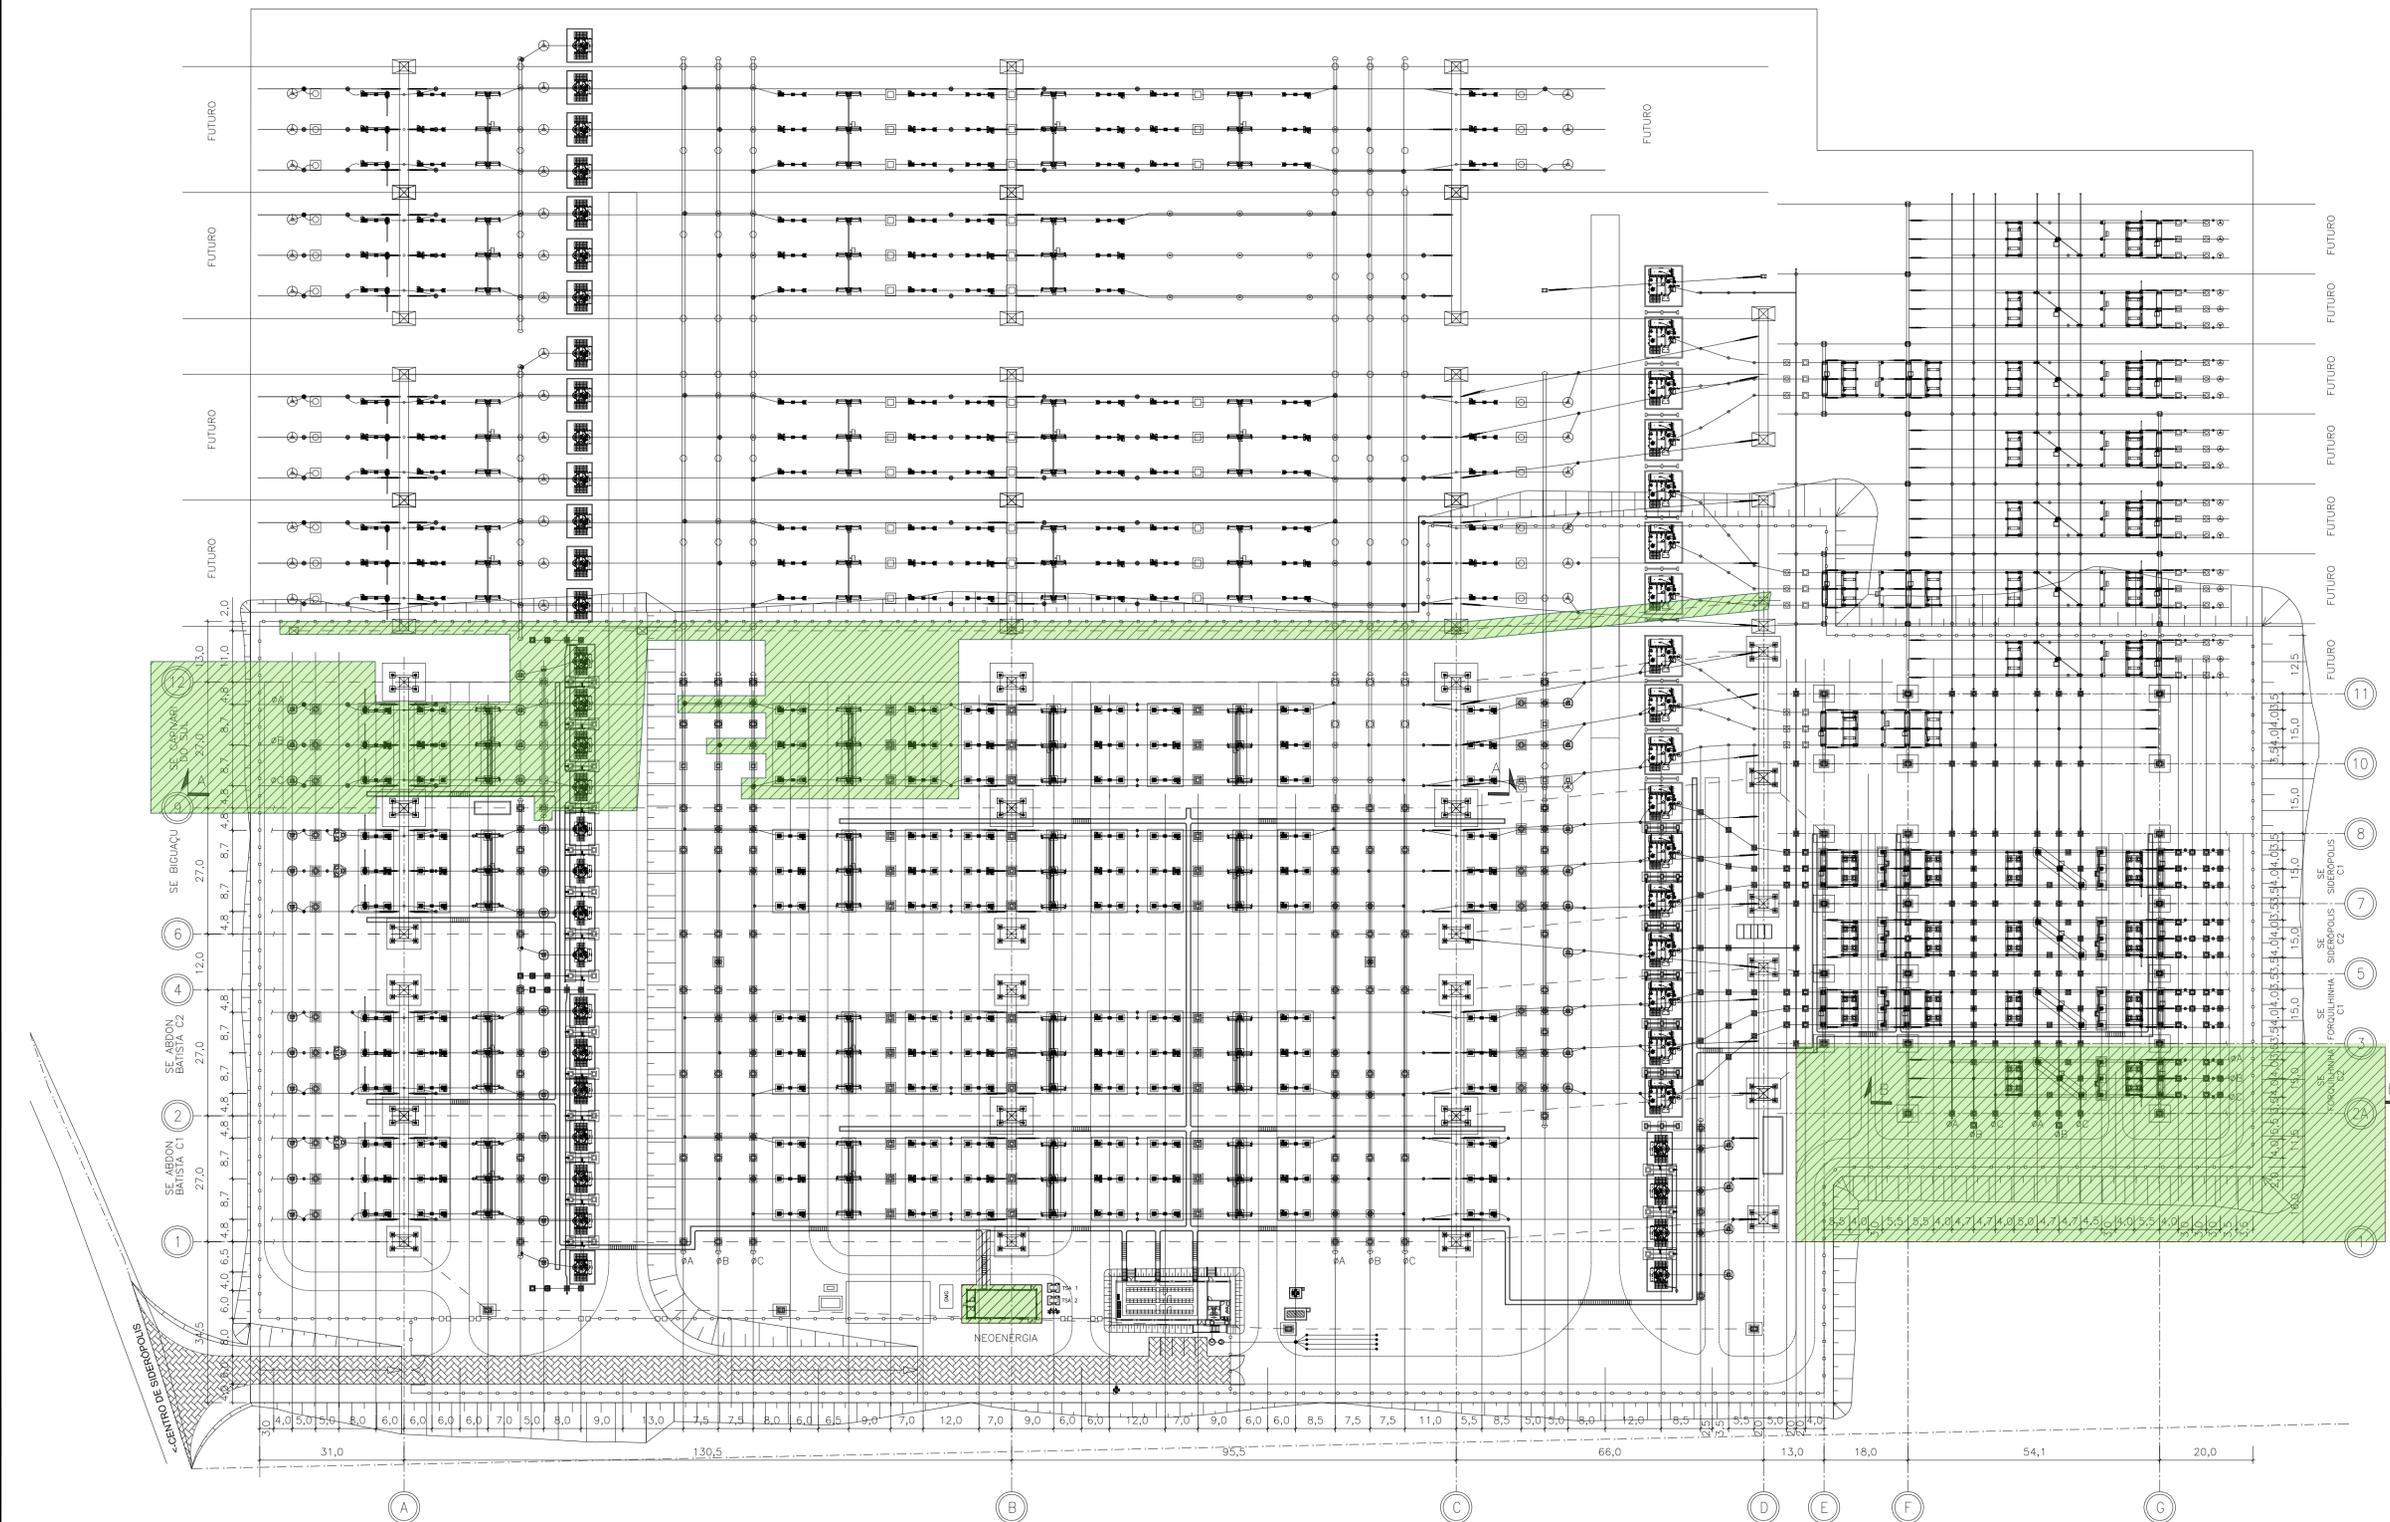

PLANTA
 ESC.: 1/750

AUTORIA:

TSE Tecnologia em Sistemas Elétricos		
PROJETO	ANTONIO COURA	14/06/19
VERIFICAÇÃO	JOÃO BOSCO	14/06/19
APROVAÇÃO	ADEMIR CARNEVALI	14/06/19
RESP. TÉCNICO	ADEMIR CARNEVALI	
CARGO	ENG. ELETRICISTA	14/06/19
CREA	MG 6274/D	

EKT 5
 Serviços de Transmissão de Energia Elétrica SPE S.A.

NOME DA OBRA:
 LEILÃO 004/2018, LOTE-14
 SUBESTAÇÃO SIDERÓPOLIS 2

TÍTULO DO DESENHO:
 PROJETO BÁSICO
 SETOR 525/230kV

ARRANJO DA SUBESTAÇÃO
 PLANTA GERAL

SITUAÇÃO DO PROJETO	CLASSE DO PROJETO
EM APROVAÇÃO	ELETROMECCÂNICO
ESCALA: 1:750	FOLHA: 01/01
Nº CONTRATADA:	REV.: 0
Nº EKT 5: SE-RS.SID2-EM-A1-0001-B	