

DOCUMENTOS DE REFERÊNCIA

- DE-3236.02-1312-942-PRA-002 (CONVÊS DE PRODUÇÃO E ESTRUTURAS AUXILIARES ESCADAS, PASSADICOS) - EL.12.800
- LI-3236.02-1200-941-PRA-001 (LISTA DE DADOS PARA CLASSIFICAÇÃO DE ÁREA)
- MD-3236.02-1312-942-PRA-001 (MEMORIAL DESCRITIVO DE CLASSIFICAÇÃO DE ÁREAS)

NOTAS GERAIS



- NOTA 1: DIMENSÕES EM METRO, SALVO INDICAÇÃO EM CONTRÁRIO.
- NOTA 2: CLASSIFICAÇÃO DE ÁREAS CONFORME N-2154 - REV.B E N-2166 - REV.B
- NOTA 3: CONFORME LI-3236.02-1200-941-PRA-001 OS POÇOS CM-12, CM-16, CM-17 E CM-94 ESTÃO INATIVOS.

SIMBOLOGIA

ATMOSFERA GRUPO II A, CLASSE DE TEMPERATURA T3

- ZONA 0
- ZONA 1
- ZONA 2
- ÁREA NÃO CLASSIFICADA

ELEVAÇÃO DE REFERÊNCIA

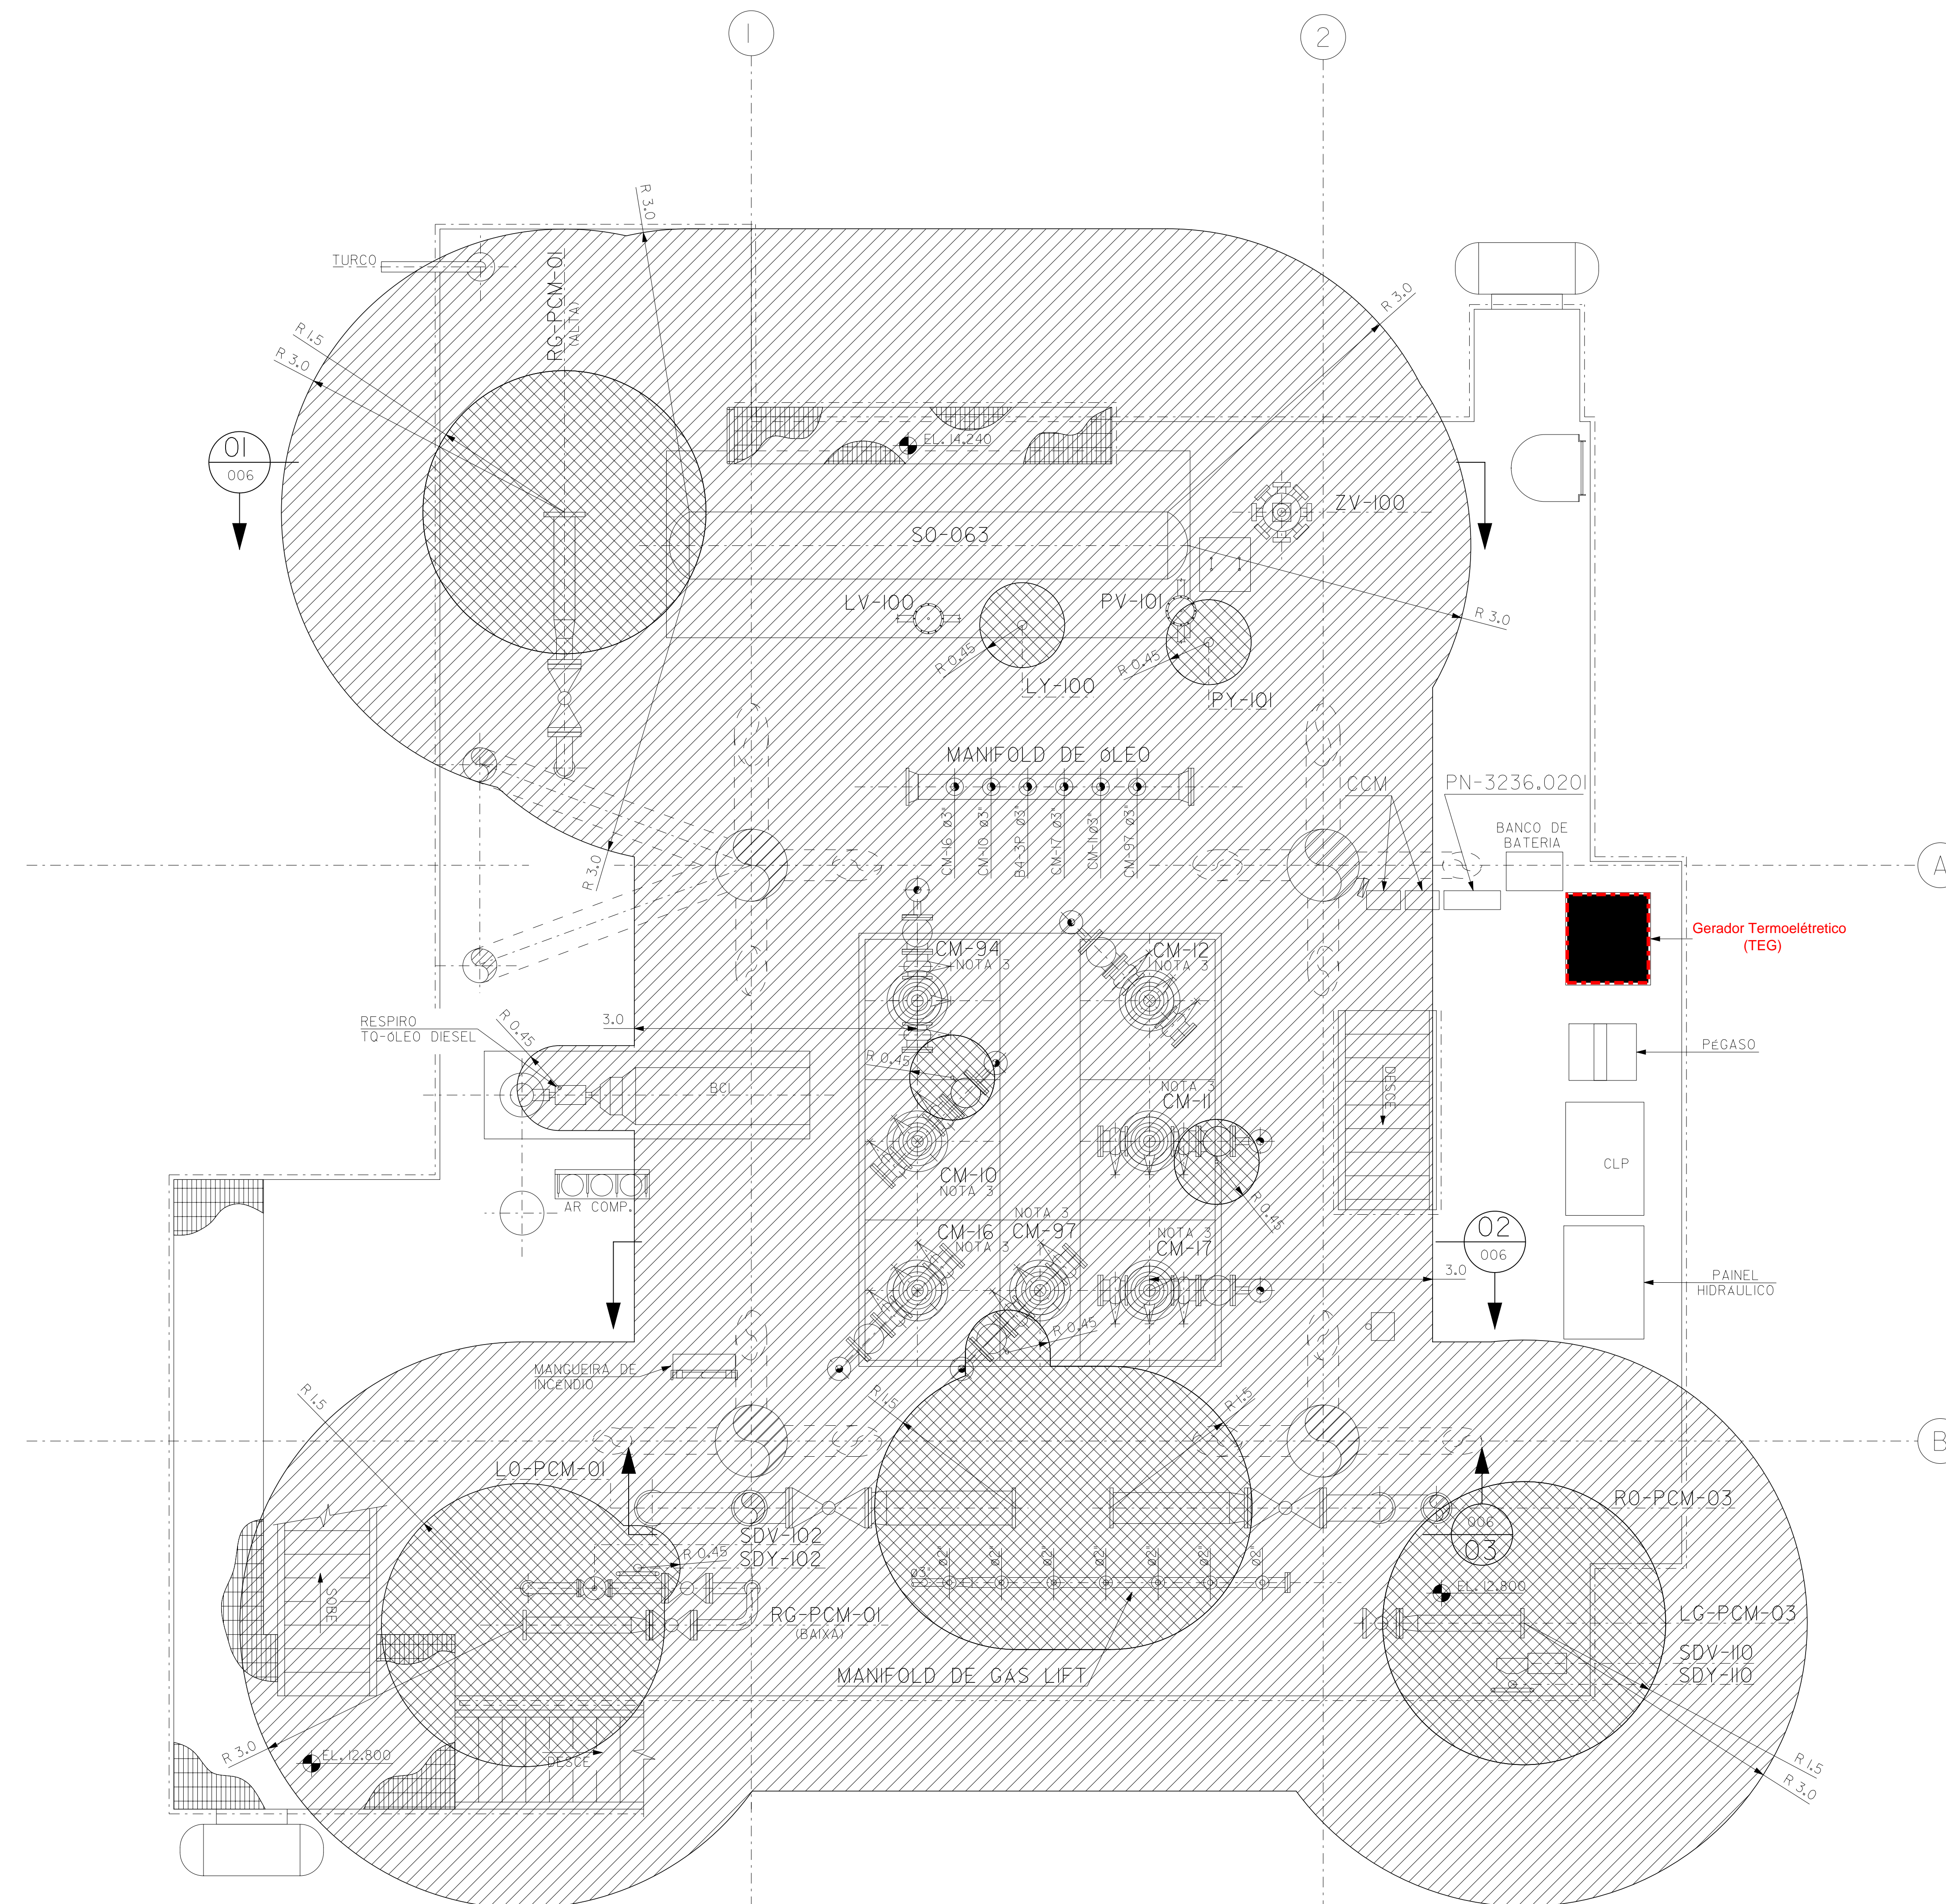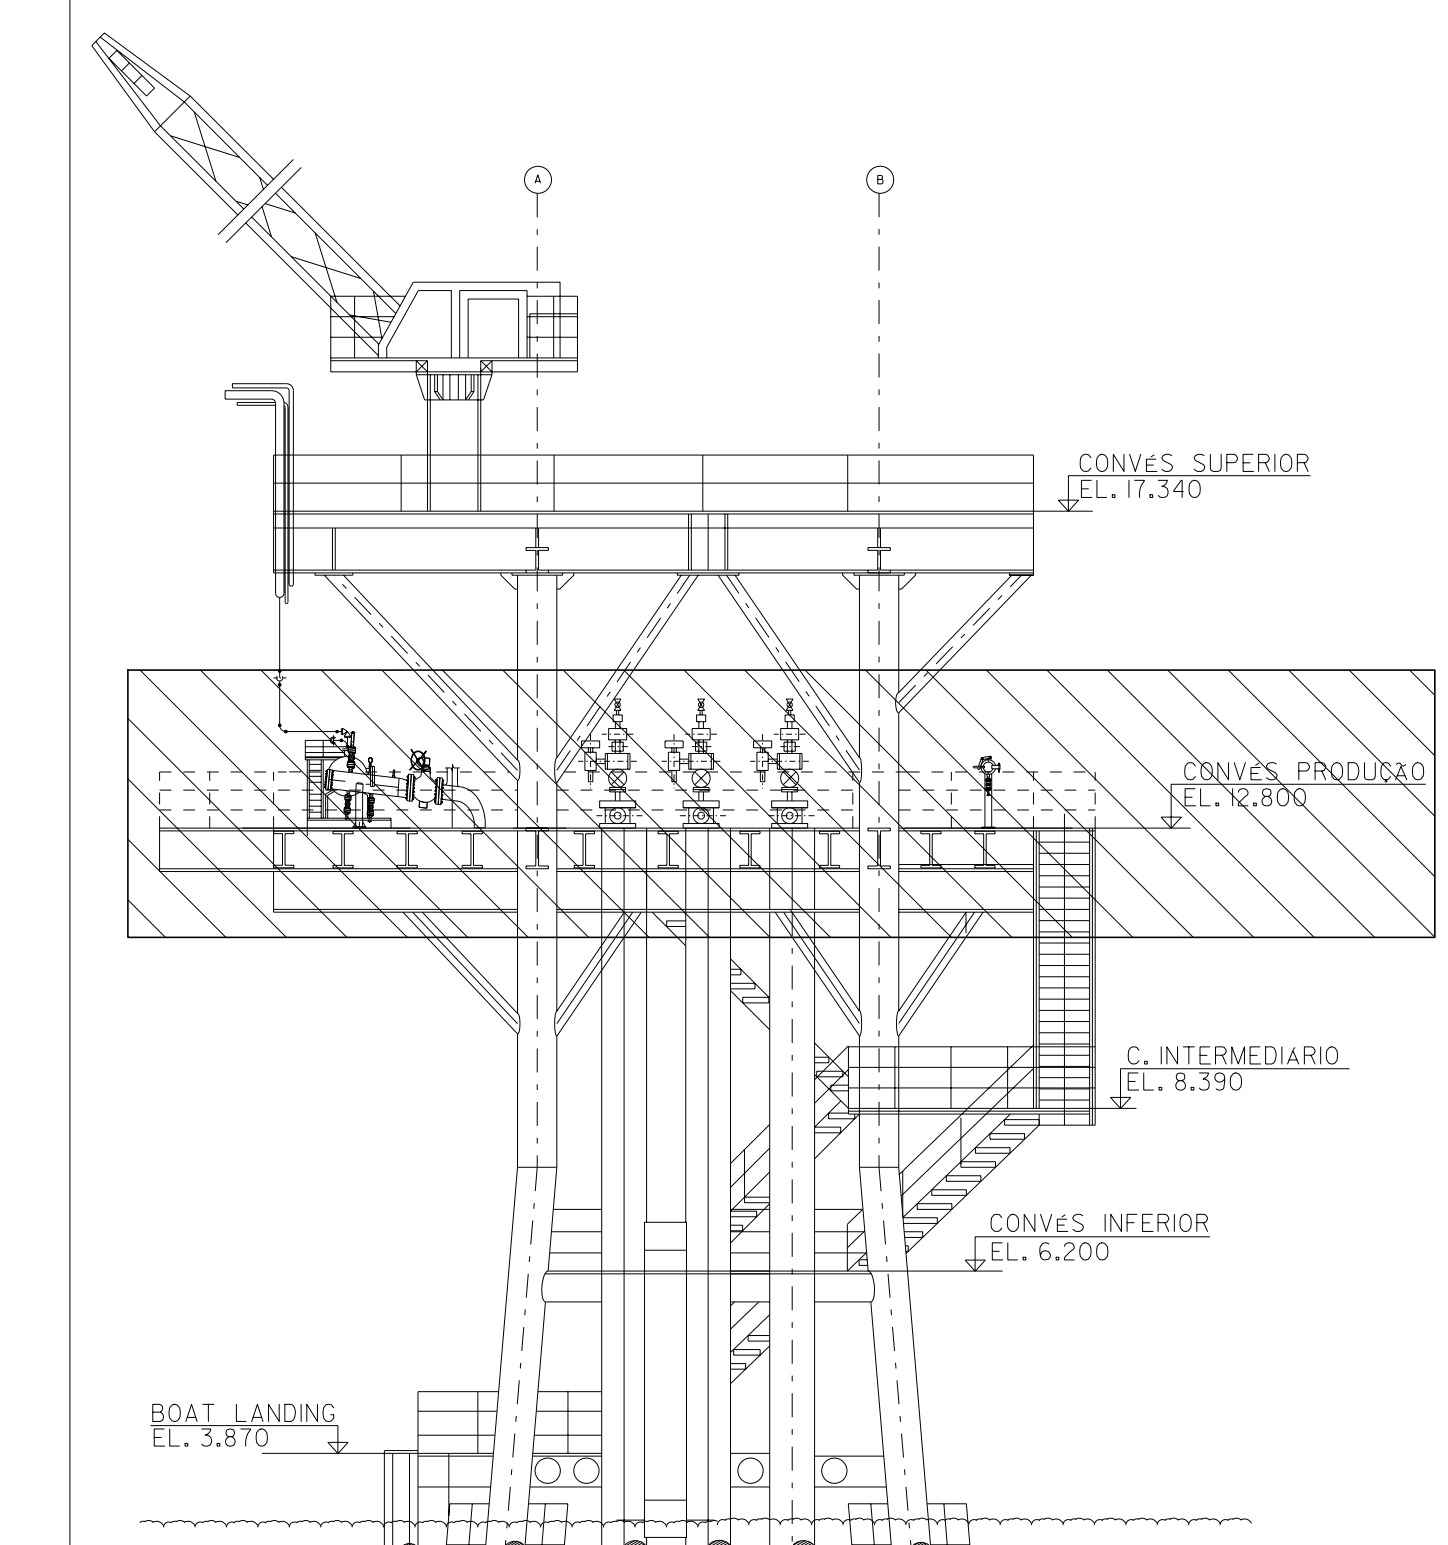

VISTA LATERAL →

PLANTA BAIXA/ CONVÊS DE PRODUÇÃO
EL. 12.800
ESC: 1/50

REV.	DESCRIÇÃO	DATA	EXEC.	VERF.	APROV.
0	CONFORME CONSTRUÍDO	04/04/12	DEYVID	MAGNO	L. CARLOS

AS INFORMAÇÕES DESTE DOCUMENTO SÃO PROPRIEDADE DA PETROBRAS, SENDO PROIBIDA A UTILIZAÇÃO FORA DA SUA FINALIDADE FORMALIZADO PERTENCENTE A NORMA PETROBRAS N-381 REV. K

FIRMA CONTRATADA: PETROENG CONSULTORIA E PROJETOS INDUSTRIAIS LTDA
 Nº PETROENG: _____ RESP. TEG: _____ CRE: _____ ASP: ASP TGP-9002/II
 PRODUZIDO EM: TDECOG1 LUIZ CARLOS F. DA SILVA RODRIGUES RUBRICA: _____
 Nº ARQUIVO ELETRÔNICO: _____ Nº DO CONTRATO: _____
 Microstation: W 8J/DE-3236.02-1312-942-PRA-005-0.dgn 2600,0070336.JL2

BR PETROBRAS UO-SEAL/ENGP/EIPA

CLIENTE: UO-SEAL/ATP-SM

PROGRAMA: SA2538 - CM - AS BUILT - ETAPA (ASP TGP 9002/II - CM - AS BUILT - SERVIÇO DE ELÉTRICA)

ÁREA: PLATAFORMA DE CAMORIM 2 (PCM 2)

TÍTULO: CLASSIFICAÇÃO DE ÁREAS CONVÊS DE PRODUÇÃO PLANTA

PROJ.	TGP	EXEC.	VERF.	APROV.
ESCALA: 1/50	DESENHO	DEYVID	MAGNO	LUIZ CARLOS
CLASSIFICAÇÃO: CORPORATIVA	Nº:	SA2538/N-3236-10-005	FOLHA: 01 de 01	
DATA: 04/04/12				UO-SEAL/ENGP/EIPA
				DE-3236.02-1312-942-PRA-005