


- DE-3236.05-1312-942-PRA-002 (CONVÉS DE PRODUÇÃO E ESTRUTURAS AUXILIARES (ESCADAS)) - EL.12.800
- LI-3236.05-1200-941-PRA-001(LISTA DE DADOS PARA CLASSIFICAÇÃO DE AREA).
- MD-3236.05-1312-942-PRA-001 MEMORIAL DESCRITIVO DE CLASSIFICAÇÃO DE AREAS.

NOTAS GERAIS


- NOTA 1: DIMENSÕES EM METRO, SALVO INDICAÇÃO EM CONTRÁRIO.
 NOTA 2: CLASSIFICAÇÃO DE AREAS CONFORME N-2154 - REV.B E N-2166 - REV.B
 NOTA 3: CONFORME LI-3236.05-1200-941-PRA-001 OS POÇOS CM-30, CM-33, CM-33A E CM-34 ESTÃO INATIVOS.
 NOTA 4: RESPIRO CANALIZADO DA SDV COM EXTREMIDADE NO CONVÉS SUPERIOR CONFORME DE-3236.05-1312-942-PRA-005

SIMBOLOGIA

ATMOSFERA GRUPO II A, CLASSE DE TEMPERATURA T3

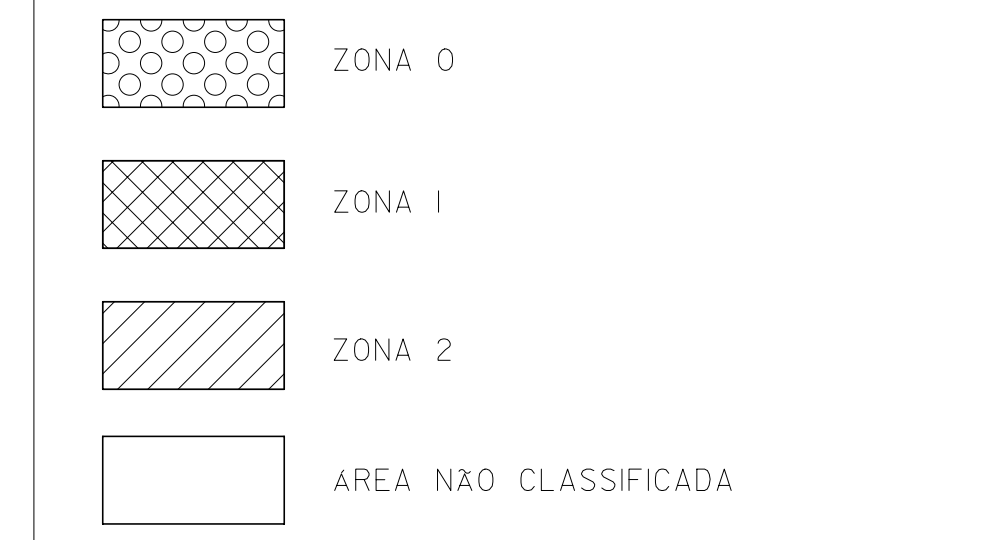

ELEVAÇÃO DE REFERENCIA

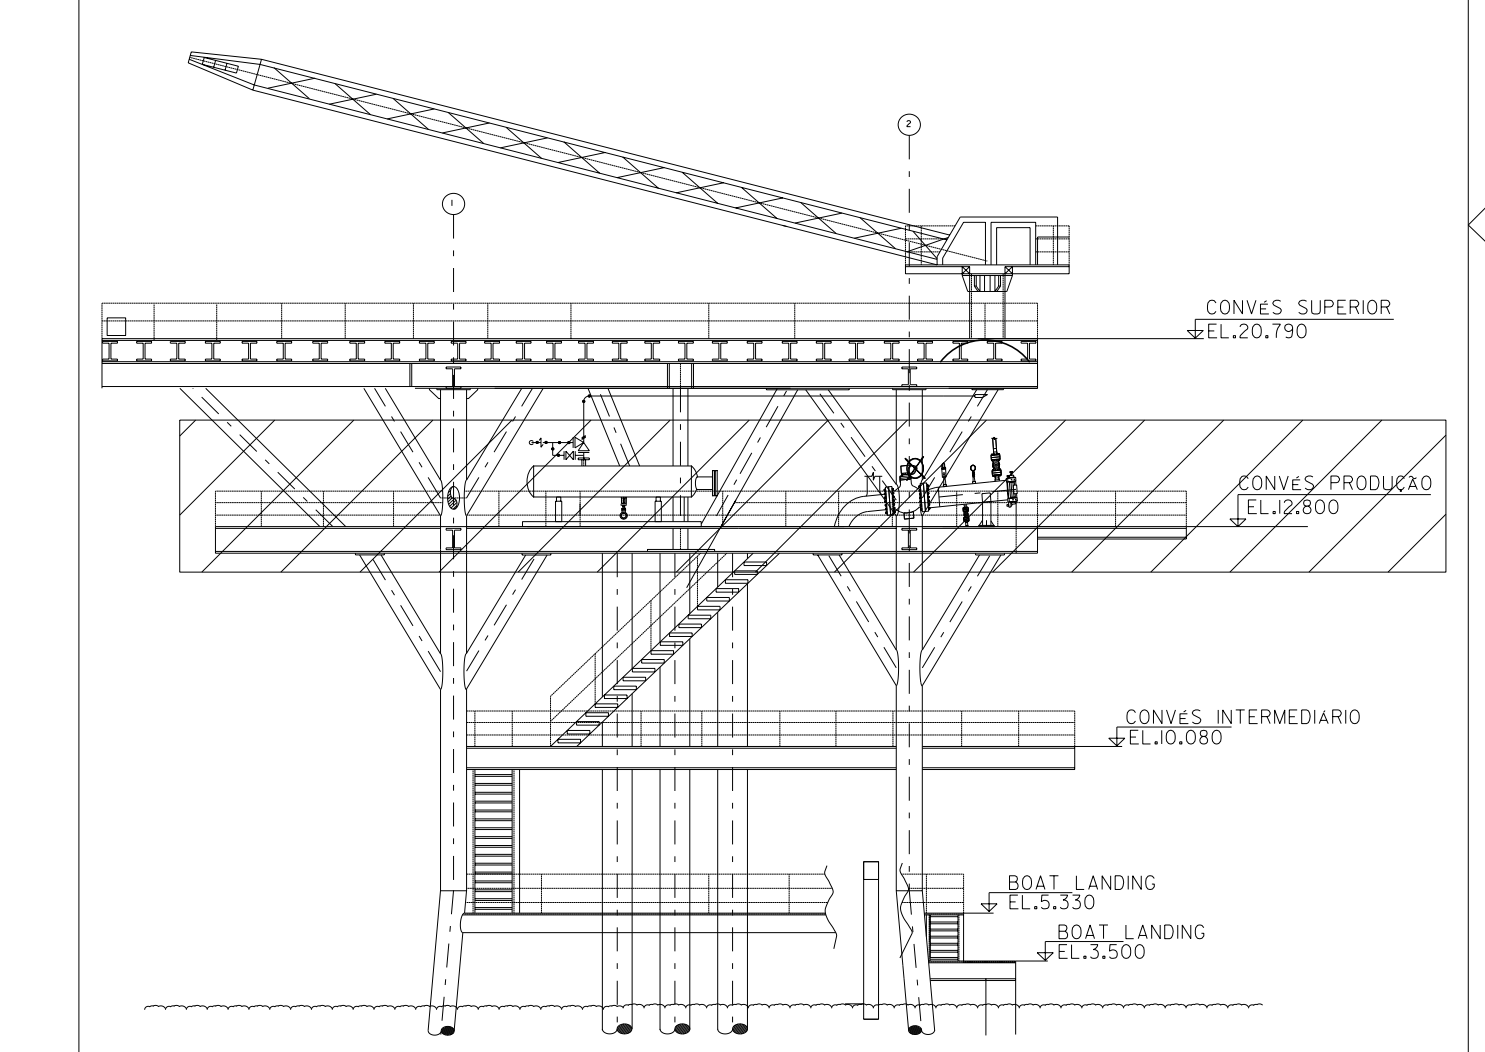

REV.	DESCRIÇÃO	DATA	EXEC.	VERF.	APROV.
0	CONFORME CONSTRUÍDO	27/04/12	DEYVID	MAGNO	L. CARLOS

AS INFORMAÇÕES DESTE DOCUMENTO SÃO PROPRIEDADE DA PETROBRAS, SENDO PROIBIDA A UTILIZAÇÃO FORA DA SUA FINALIDADE FORMALIZADO PERTENCENTE A NORMA PETROBRAS N-38/REV. K
 FIRMA CONTRATADA: PETROENG CONSULTORIA E PROJETOS INDUSTRIAIS LTDA
 Nº PETROENG: RES.P.TE.L. CREA: RUBRICA:
 POSICION: TDECO77 LUIZ CARLOS F. DA SILVA RODRIGUES Nº DO CONTRATO: 2600.0070336.JL2
 Microstation: W 8J/DE-3236.05-1312-942-PRA-006-0.dgn

BR PETROBRAS UO-SEAL/ENGP/EIPA

CLIENTE: UO-SEAL/ATP-SM



PROGRAMA: SA2538 - CM - AS BUILT - ETAPA (ASP TGP 9002/II - CM- AS BUILT - SERVIÇO DE ELÉTRICA)

ÁREA: PLATAFORMA DE CAMORIM 5 (PCM 5)

TÍTULO: CLASSIFICAÇÃO DE AREAS CONVÉS DE PRODUÇÃO PLANTA

PROJ.	TGP	EXEC.	VERF.	APROV.
ESCALA: 1:75	DESENHO	DEYVID	MAGNO	LUIZ CARLOS
CLASSIFICAÇÃO: CORPORATIVA	Nº:	SA2538/IN-3236-10-005	FOLHA: 01 de 01	
DATA: 27/04/12			UO-SEAL/ENGP/EIPA	

DE-3236.05-1312-942-PRA-006

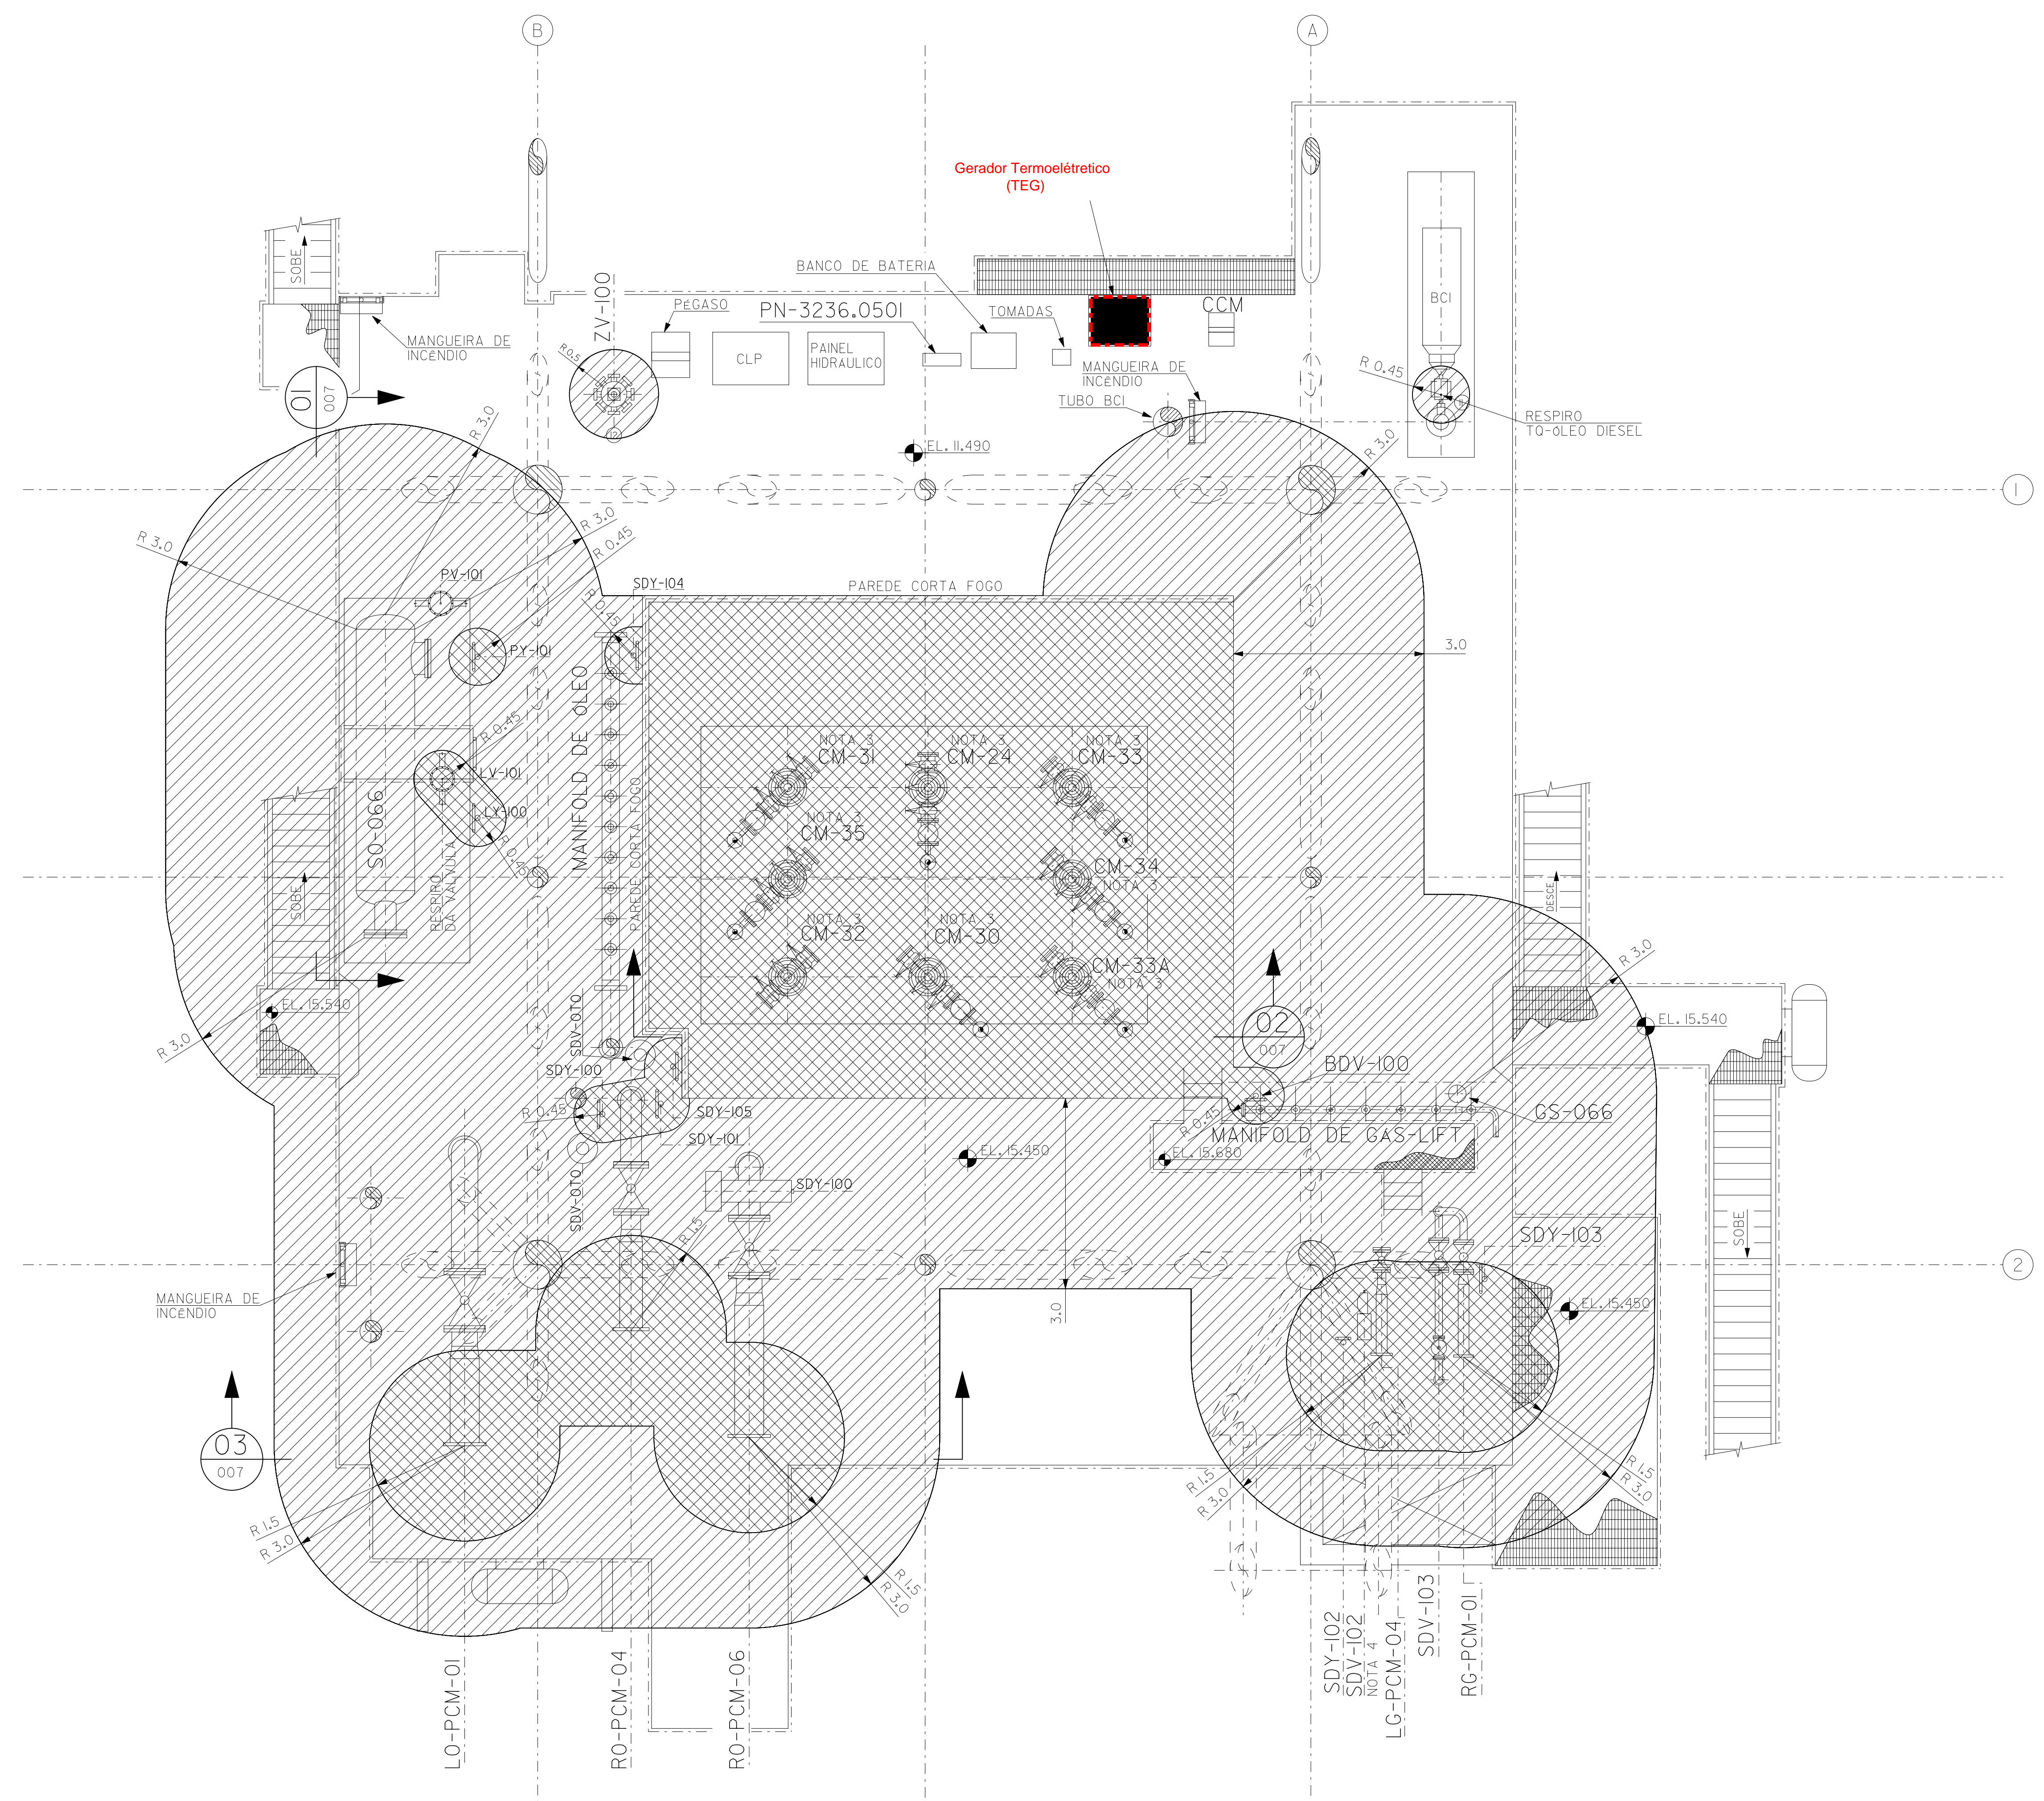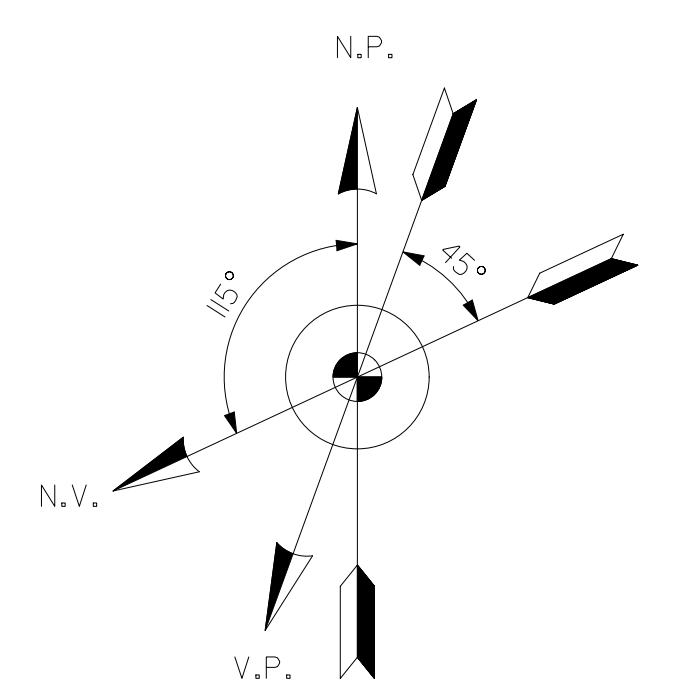

PLANTA BAIXA/ CONVÉS DE PRODUÇÃO
 EL.12.800
 ESC.: 1/75

VISTA LATERAL →