

- DE-3236.07-1312-942-PRA-002 (CONVÊS DE PRODUÇÃO E ESTRUTURAS AUXILIARES (ESCADAS) - EL. 15.488)
- LI-3236.07-1200-941-PRA-001 (LISTA DE DADOS PARA CLASSIFICAÇÃO DE ÁREA)
- MD-3236.07-1312-942-PRA-001 (MEMORIAL DESCRITIVO DE CLASSIFICAÇÃO DE ÁREAS)

NOTAS GERAIS



- NOTA 1: DIMENSÕES METRO, SALVO INDICAÇÃO EM CONTRÁRIO.
- NOTA 2: CLASSIFICAÇÃO DE ÁREAS CONFORME N-2154 - REV.B E N-2166 - REV.B
- NOTA 3: CONFORME LI-3236.07-1200-941-PRA-001 OS POÇOS CM-44, CM-45 E CM-48 ESTÃO INATIVOS

SIMBOLOGIA

ATMOSFERA GRUPO II A, CLASSE DE TEMPERATURA T3

- ZONA 0
- ZONA 1
- ZONA 2
- ÁREA NÃO CLASSIFICADA

ELEVAÇÃO DE REFERÊNCIA

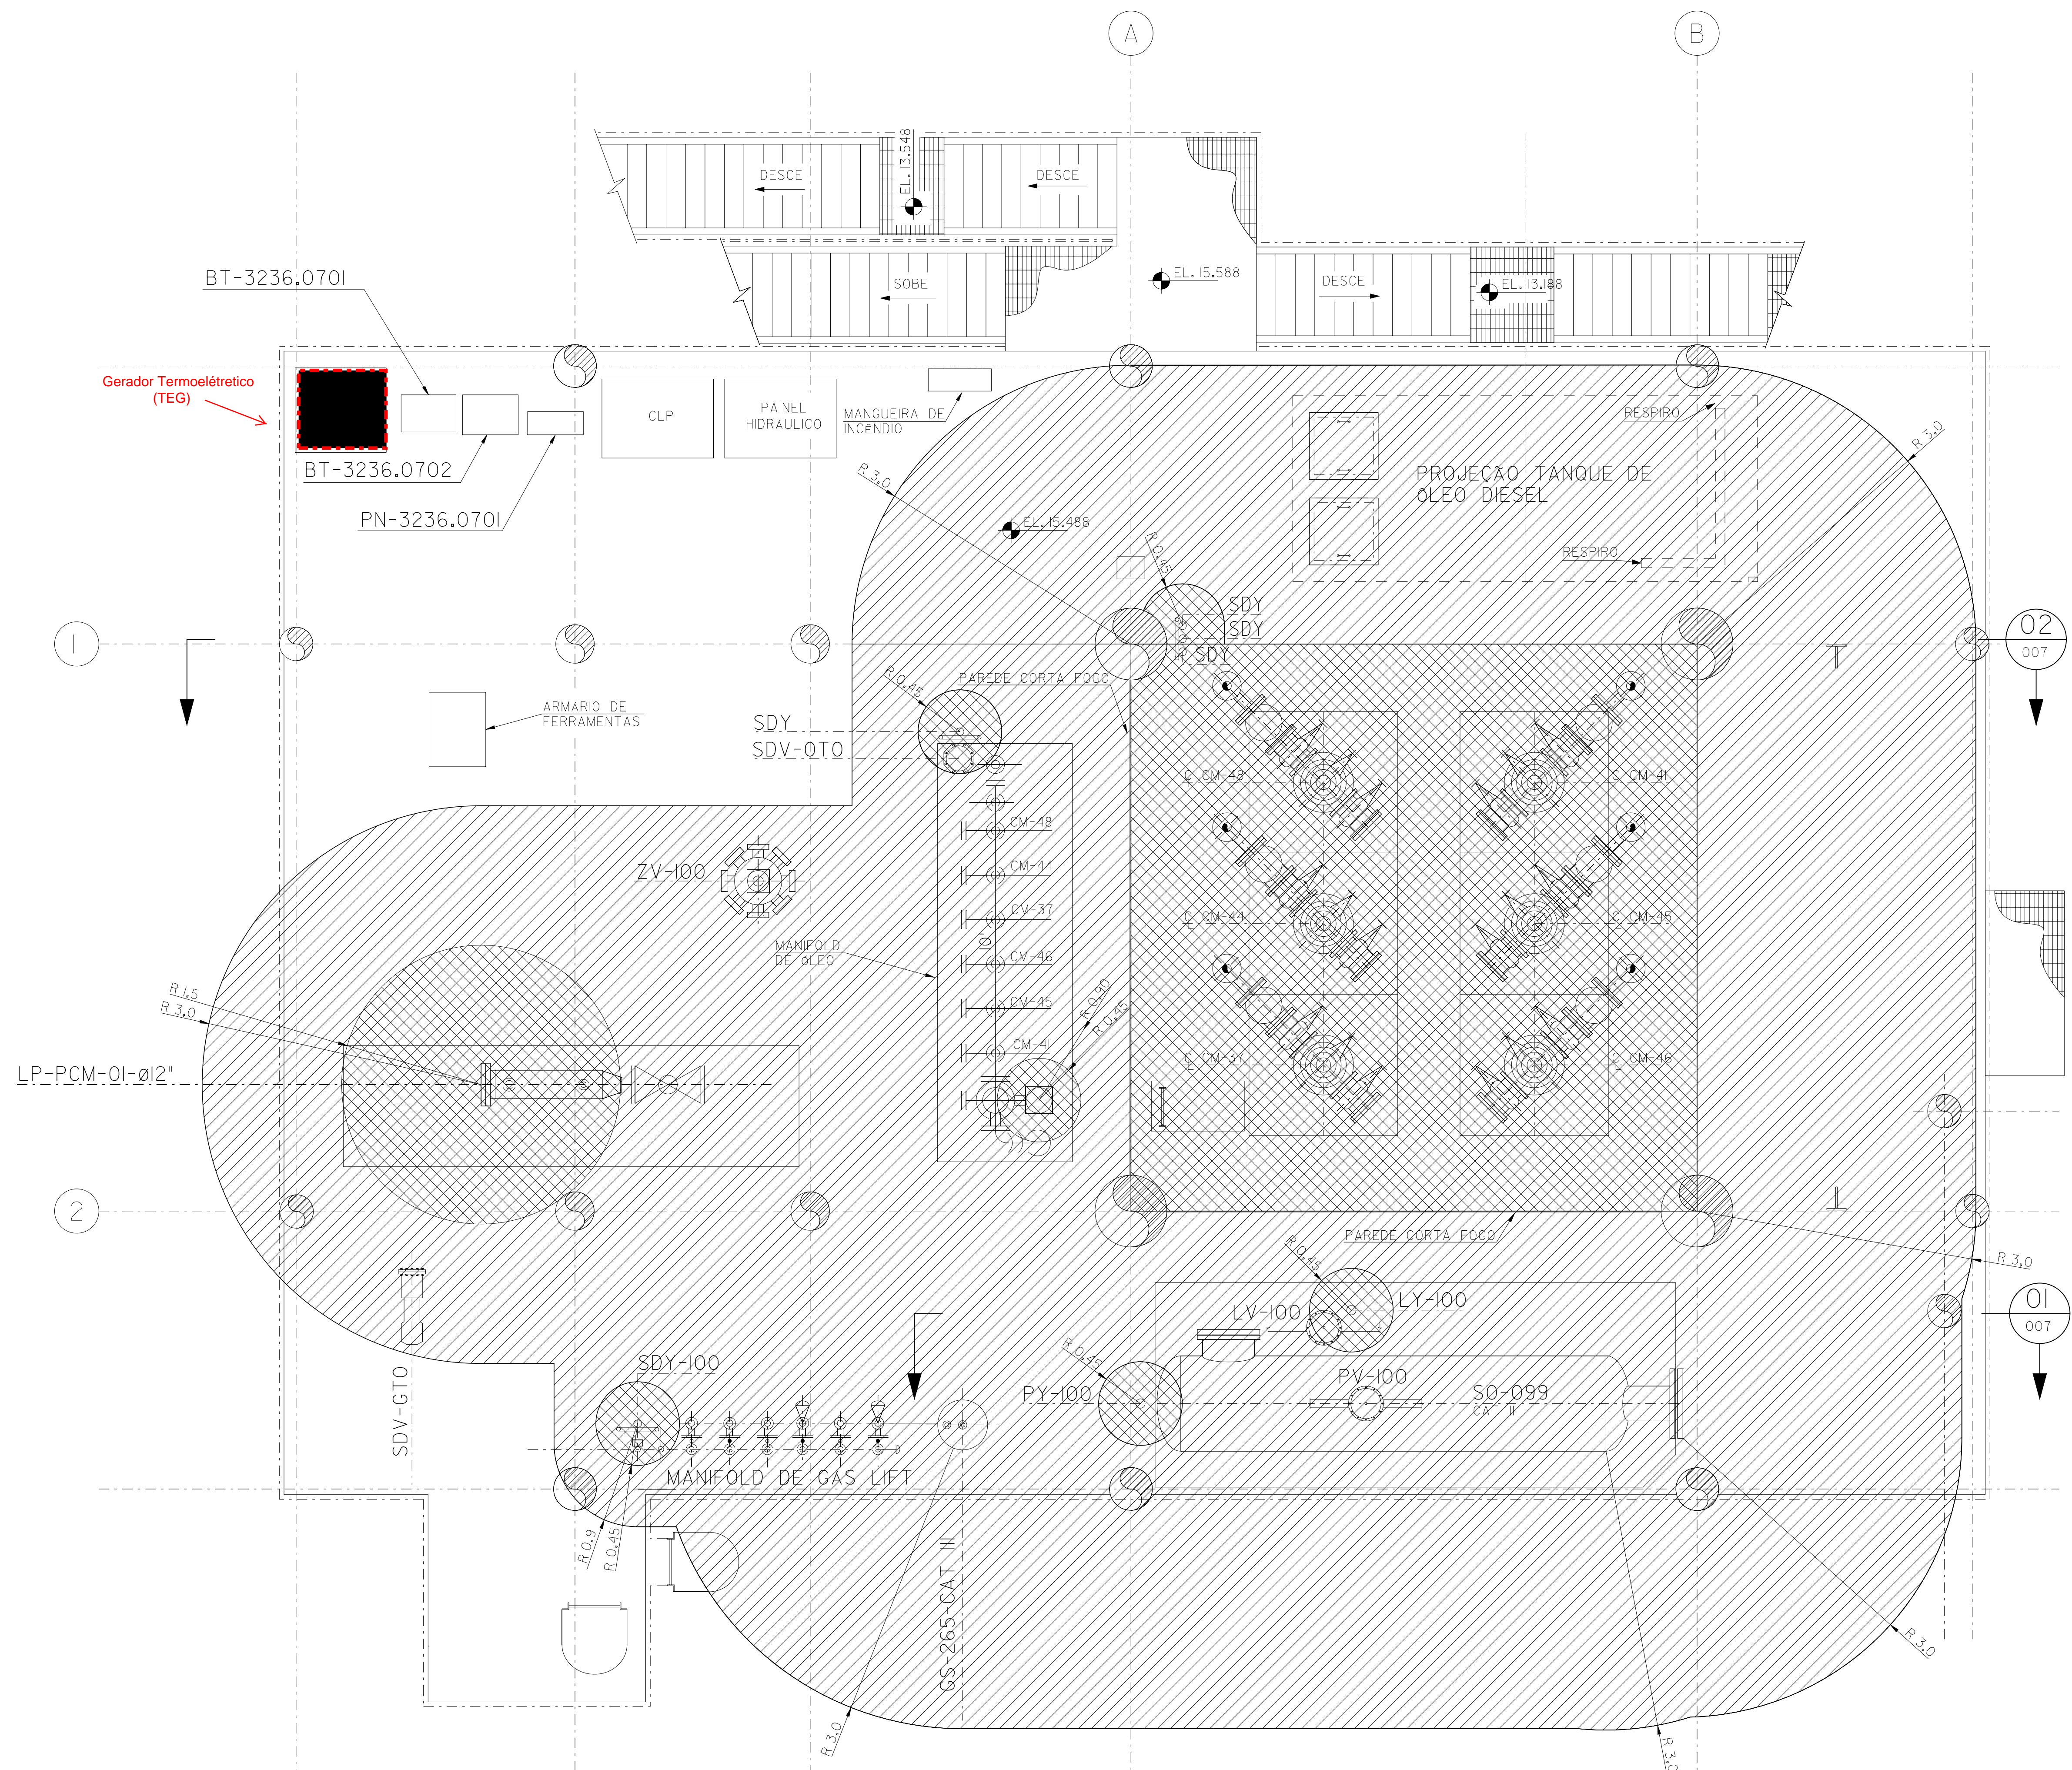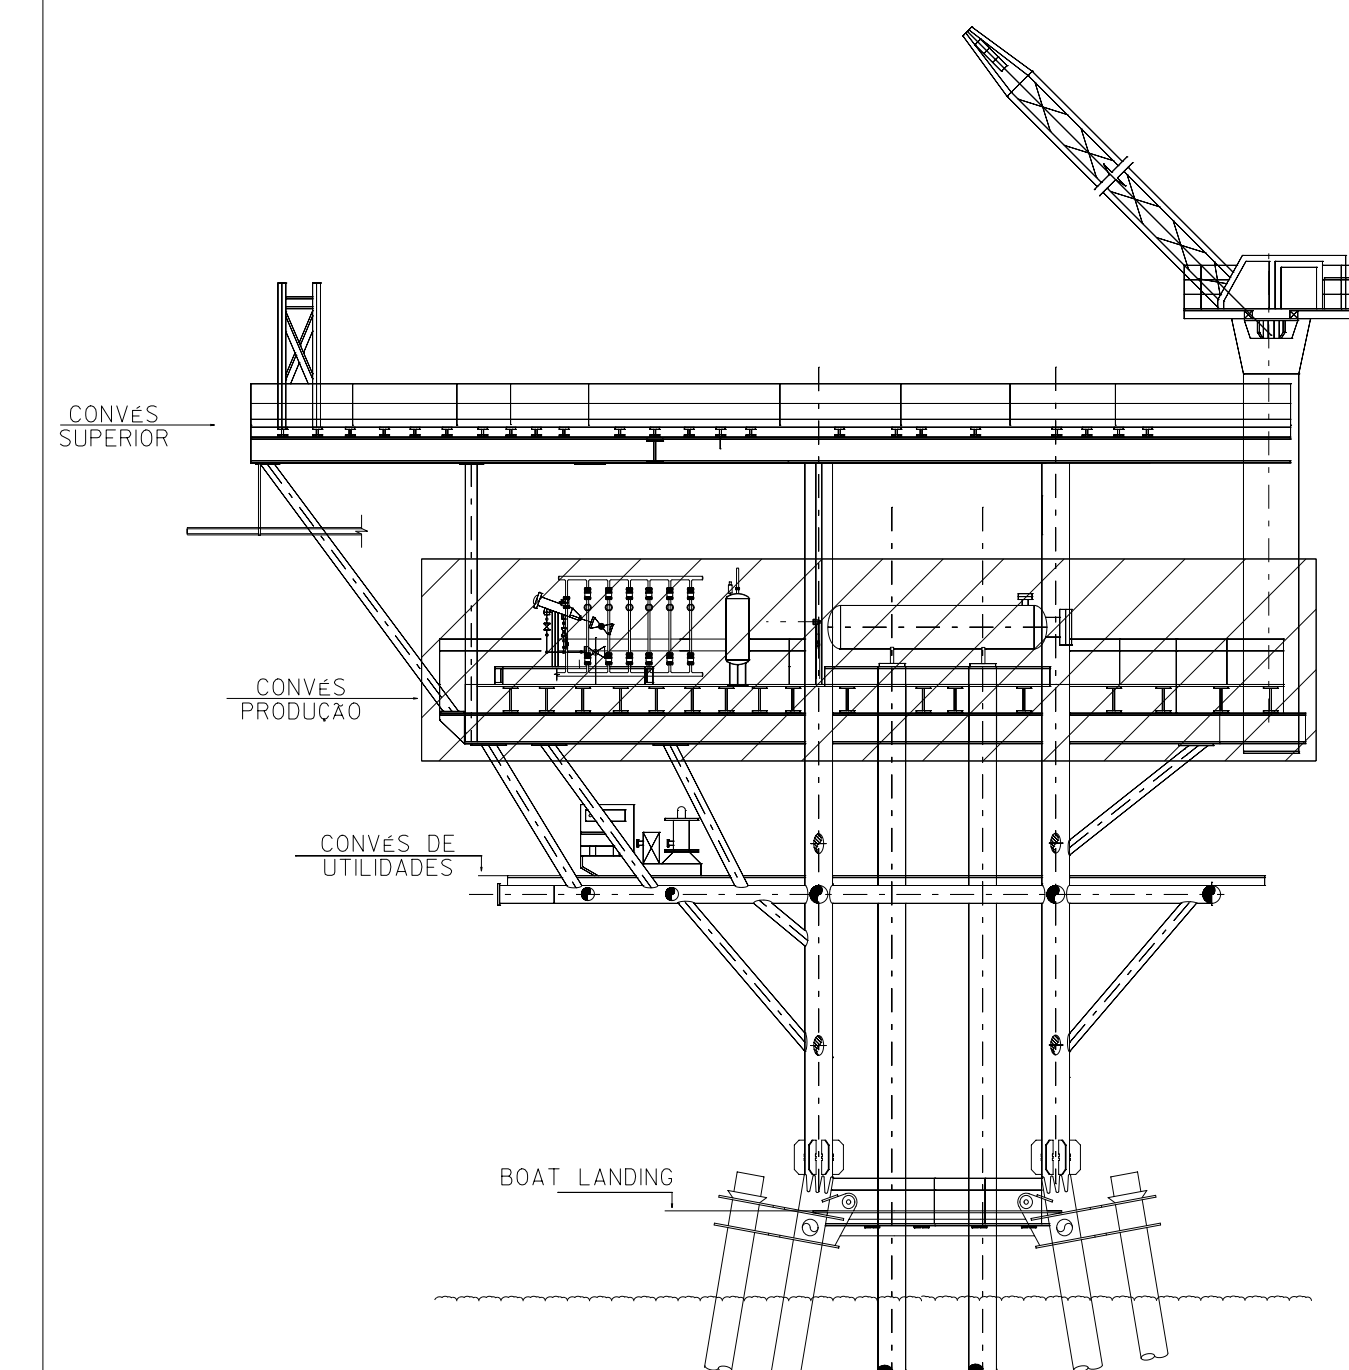

PLANTA BAIXA/ CONVÊS DE PRODUÇÃO
EL. 15.488
ESC.: 1/50

REV.	DESCRIÇÃO	DATA	EXEC.	VERF.	APROV.
0	CONFORME CONSTRUÍDO	14/03/12	DEYVID	MAGNO	L. CARLOS

AS INFORMAÇÕES DESTA DOCUMENTO SÃO PROPRIEDADE DA PETROBRAS, SENDO PROIBIDA A UTILIZAÇÃO FORA DA SUA FINALIDADE FORMALIZADO PERTENCENTE A NORMA PETROBRAS N-38/REV. K

FIRMA CONTRATADA: PETROENG CONSULTORIA E PROJETOS INDUSTRIAIS LTDA
 Nº PROJETO: 28-720000
 Nº ARQUIVO ELETRÔNICO: 81/DE-3236.07-1312-942-PRA-006-0.dgn
 Microstation: W 81/DE-3236.07-1312-942-PRA-006-0.dgn 2600,0070336.jl2

RESP. TEG: LUIZ CARLOS F. DA SILVA
 PROJ. PROJ.: SA2538/N-3236-10-005
 Nº DO CONTRATO: 2600,0070336.jl2

PETROBRAS UO-SEAL/ENGP/EIPA

CLIENTE: UO-SEAL/ATP-SM

PROGRAMA: SA2538 - CM - AS BUILT - ETAPA (ASP TGP 9002/II - CM- AS BUILT - SERVIÇO DE ELÉTRICA)

ÁREA: PLATAFORMA DE CAMORIM 7 (PCM 7)

TÍTULO: CLASSIFICAÇÃO DE ÁREAS CONVÊS DE PRODUÇÃO PLANTA

PROJ.	TGP	EXEC.	VERF.	APROV.
ESCALA: 1/50	DESENHO	COO. DIC. DEYVID	COO. PROJ. MAGNO	POLHA: LUIZ CARLOS
CLASSIFICAÇÃO: CORPORATIVA	Nº	UO-SEAL/ENGP/EIPA		
DATA: 14/03/12	DE-3236.07-1312-942-PRA-006			