
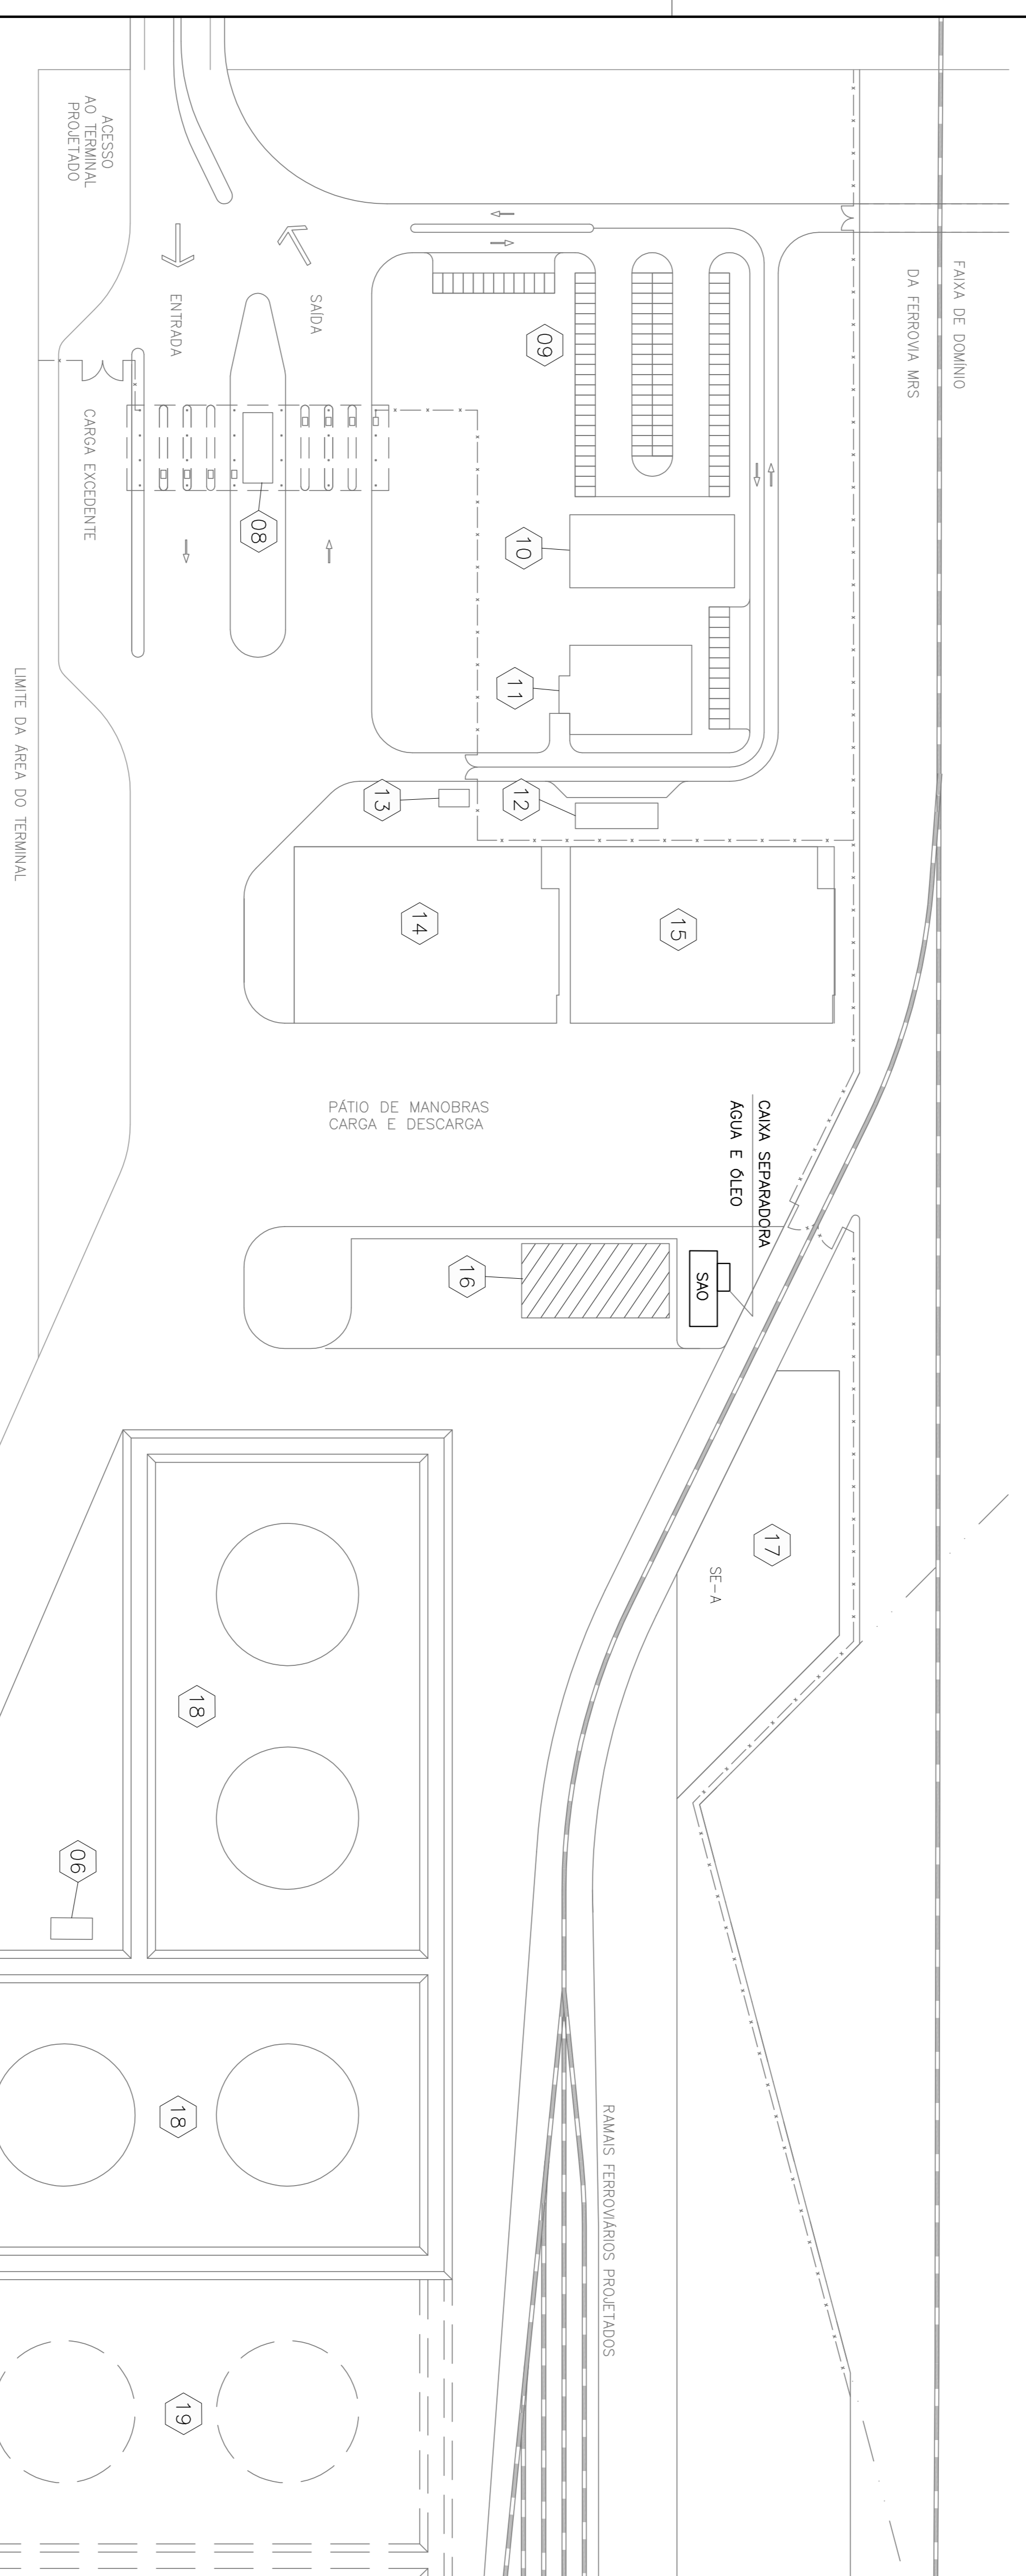



DETALHE 01 - CAIXA SEPARADORA DE ÁGUA E ÓLEO
VAZÃO NOMINAL 5,00 m³/h

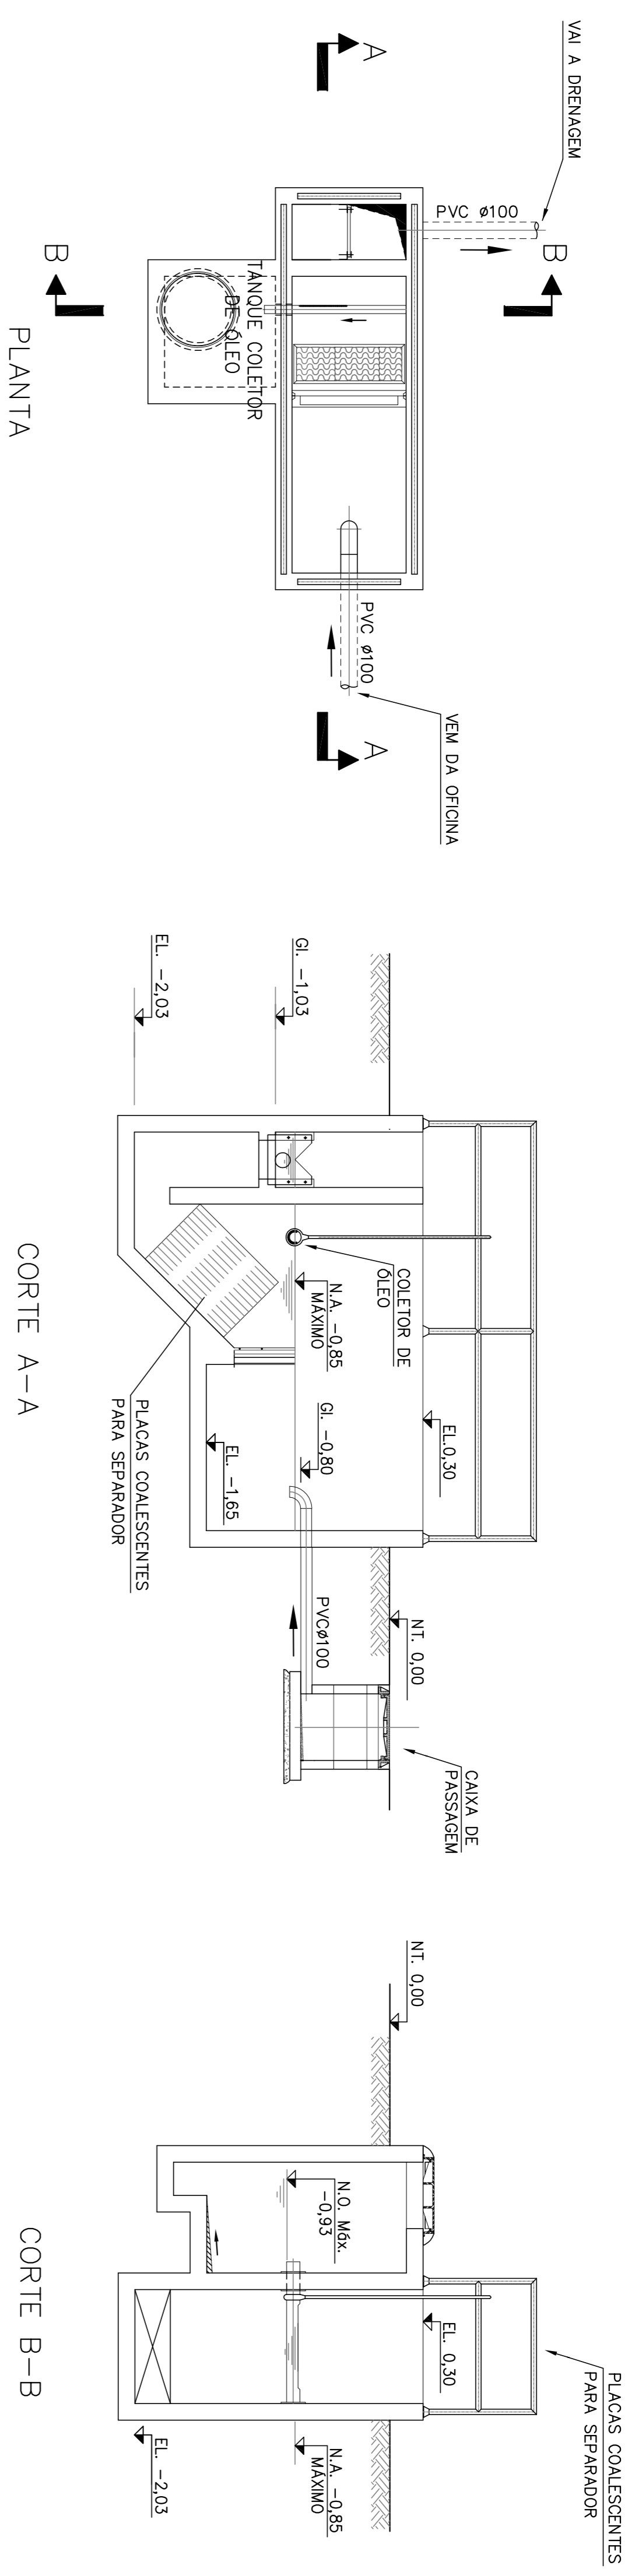

LEGENDA

- 08 GATE PRINCIPAL
- 09 ESTACIONAMENTO DE VEÍCULOS LEVES
- 10 PRÉDIO ADMINISTRATIVO
- 11 REFEITÓRIO
- 12 VESTIÁRIOS
- 13 QUARTAS
- 14 ARMAZÉM DE EXPORTAÇÃO (2.700m²)
- 15 ARMAZÉM DE IMPORTAÇÃO (2.700m²)
- 16 OFICINA DE MANUTENÇÃO
- 17 ÁREA DESTINADA A SUBESTAÇÃO PRINCIPAL
- 18 TANQUEM DE ALCOOL - 1ª FASE
- 19 TANQUEM DE ALCOOL - 2ª FASE

PLANTA CHAVE

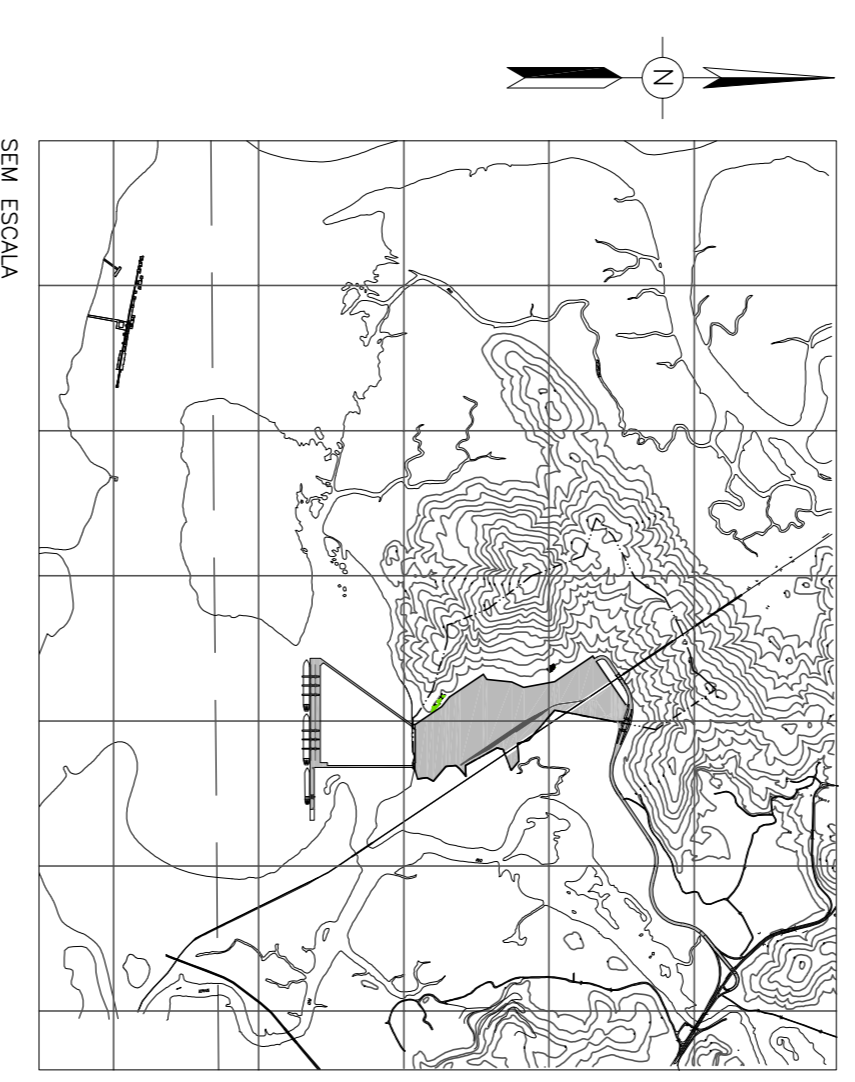

NOTAS GERAIS

- 1 - O SEPARADOR DE ÓLEO SERÁ DO TIPO TPI POR PLACAS COALESCENTES COM CAPACIDADE DE 5m³/h.
- 2 - O ÓLEO SEPARADO SERÁ RECOLHIDO PERIODICAMENTE PARA REVENDA OU POSTERIOR REAPROVEITAMENTO. APÓS FILTRADO E O AFLUENTE LIMPO DO SAO ENCAMINHADO A DRENAGEM.

REV.	DATA	TIPO	EMISSÃO	DESCRIÇÃO DAS REVISÕES
A	21/09/09	B	RCV	PARA APROVAÇÃO
O	15/06/09	B	LSF	PARA APROVAÇÃO

TIPO DE EMISSÃO	(A) REGULAR	(B) PARA APROVAÇÃO	(C) PARA CONTRATO	(D) PARA CONTRATO	(E) PARA CONTRATO	(F) PARA CONTRATO	(G) PARA CONTRATO	(H) PARA CONTRATO	(I) PARA CONTRATO	(J) PARA CONTRATO
RESPONSÁVEL										
PROJ.										
DES.										
VERIF.										
APROV.										

Triunfo | SANTA RITA

PLANAVE S.A.
Estudos e Projetos de Engenharia

BRASIL INTERMODAL TERMINAL SANTOS-BRIES
RETROÁREA - REVISÃO
DRENAGEM OLEOSA
SEPARADOR ÁGUA E ÓLEO - PLANTA BAIXA E CORTES

RESPONSÁVEL: DATA: 15/06/09

PROJ. CAR: 15/06/09

DES. LSF: 15/06/09

VERIF. NSV: 15/06/09

APROV. RTP: 15/06/09

ESCALA: 1/1000

Nº. PROJ.: 1.08.147

REV. FORMATO: A1