



CORTE A  
ESCALA 1:25

Escada	Dreno	km+m	Q (m³/s)	Dimensões (cm)													
				A1	A2	A3	A4	A5	B	B1	B2	H1	H2	P	L	E	M
ESC-01	2602	0+020	0,52	0,40	3,75	2,50	1,77	0,28	1,00	1,40	1,40	0,50	0,50	1,25	9,00	0,50	0,70
ESC-02	2602	0+040	0,52	0,40	3,75	2,50	1,77	0,28	1,00	1,40	1,40	0,50	0,50	1,25	9,00	0,50	0,76
ESC-03	2605-a	0+120	0,57	0,40	6,00	4,00	3,02	0,28	1,00	1,40	1,40	0,50	0,50	2,00	14,00	0,50	0,73
ESC-04	2613-b	0+140	0,64	0,60	5,00	3,33	2,35	0,42	1,00	1,60	1,60	0,50	0,50	1,67	12,00	0,60	0,79
ESC-05	2613-b	0+320	0,95	0,60	5,00	3,33	2,35	0,42	1,00	1,60	1,60	0,50	0,50	1,67	12,00	0,60	0,94
ESC-06	2618-a	0+100	0,29	0,40	3,75	2,50	1,63	0,42	1,00	1,40	1,60	0,50	0,50	1,25	9,00	0,50	0,65
ESC-07	2624-a	0+100	0,52	0,40	7,50	5,00	3,52	0,28	1,00	1,40	1,40	0,50	0,50	2,50	17,00	0,80	0,74
ESC-08	2625-a	0+050	0,15	0,40	5,00	3,33	2,55	0,42	1,00	1,40	1,60	0,50	0,50	1,67	12,00	0,60	0,65
ESC-09	2625-c	0+150	0,87	1,10	7,50	5,00	3,32	0,78	1,00	2,10	2,10	0,75	0,75	2,50	18,00	0,75	0,93
ESC-10	2630	0+020	0,41	0,40	7,50	5,00	3,52	0,28	1,00	1,40	1,40	0,50	0,50	2,50	17,00	0,75	0,67

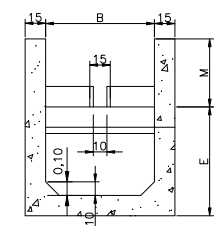


CORTE B  
ESCALA 1:25

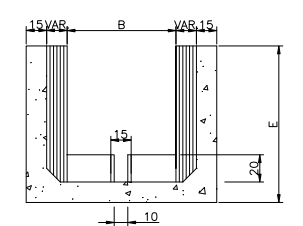


CORTE C  
ESCALA 1:25

NOTAS:  
1 - Dimensões em centímetros e elevações em metros.

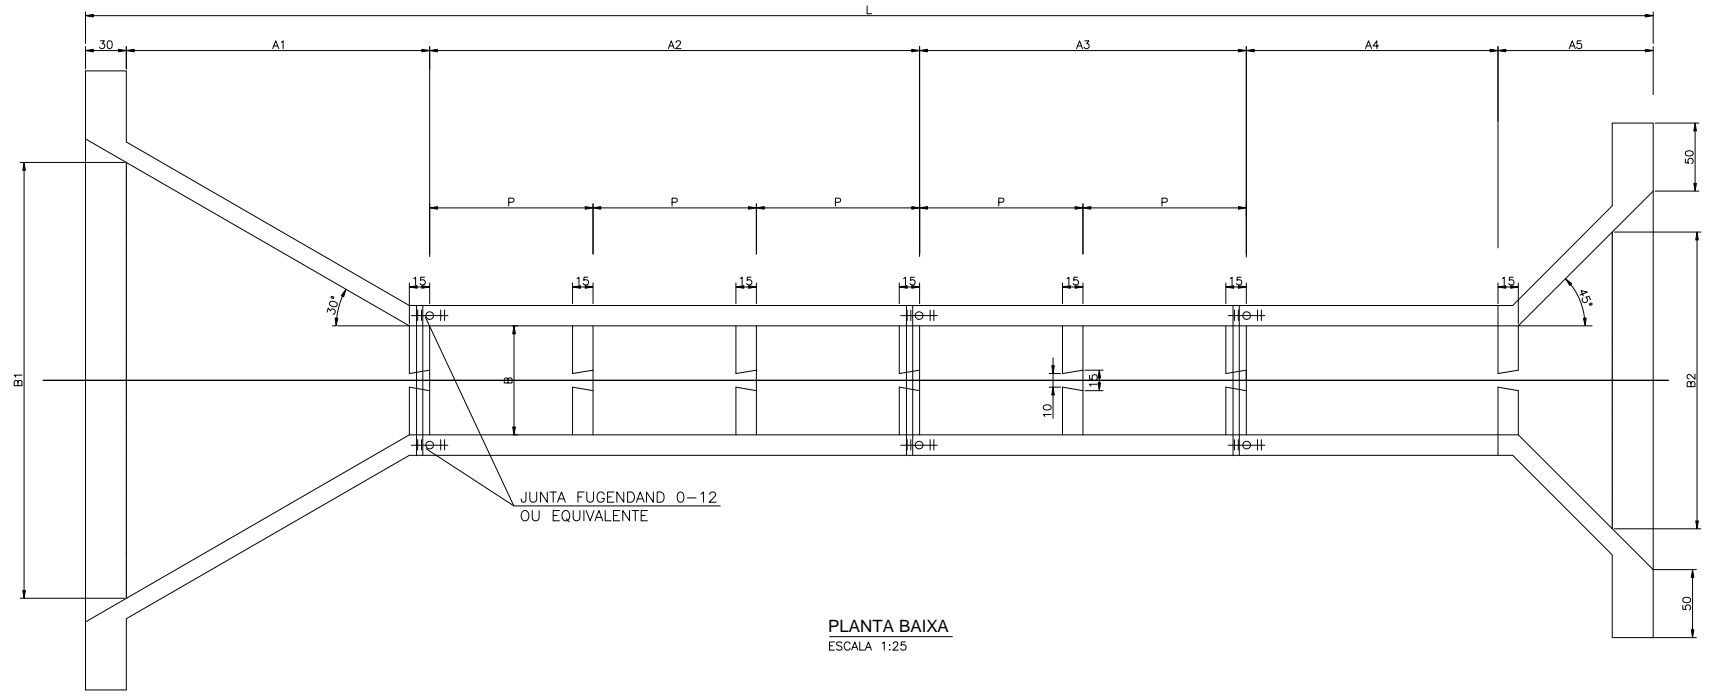

PLANTA BAIXA  
ESCALA 1:25

REVISÕES		TIPO DE EMISSÃO		PROJETO		APROVAÇÃO		CLIENTE	
Nº	DESCRIÇÃO	B/E	DATA	TIPO	DATA	PROJETA	APROVA	REV.	ESCALA
0	EMISSÃO INICIAL	B/E	26/11/10			PROJETA: CAROLINE DE ANGELIS	APROVAÇÃO: MI. ATA Nº ATA0306	05/11/08	1:25
1	REVISÃO					APROVAÇÃO: HENRIQUE KOTZIAN			
2						RES. TÉCNICO: PERCIVAL DE SOUZA / JÚLIO DE SOUZA			
3						Nº ART.: 4189035 / 4192365			
4						CREA: RS 002225 / RS 063127			


**MINISTÉRIO DA INTEGRAÇÃO NACIONAL**  
 PROJETO DE INTEGRAÇÃO DO RIO SÃO FRANCISCO  
 COM BACIAS HIDROGRÁFICAS DO NORDESTE SETENTRIONAL  
 PROJETO EXECUTIVO DO TRECHO V - EIXO LESTE  
 SISTEMA DE DRENAGEM EXTERNA  
 SEGMENTO DE CANAL 2726  
 PROJETO CIVIL DAS ESCADAS DISSIPADORAS  
 PLANTA BAIXA, CORTES E TABELA

Nº DES CLIENTE: 1240-DES-2726-20-04-003  
 REV. R00  
 ESCALA 1:25

FOLHA 01/01